



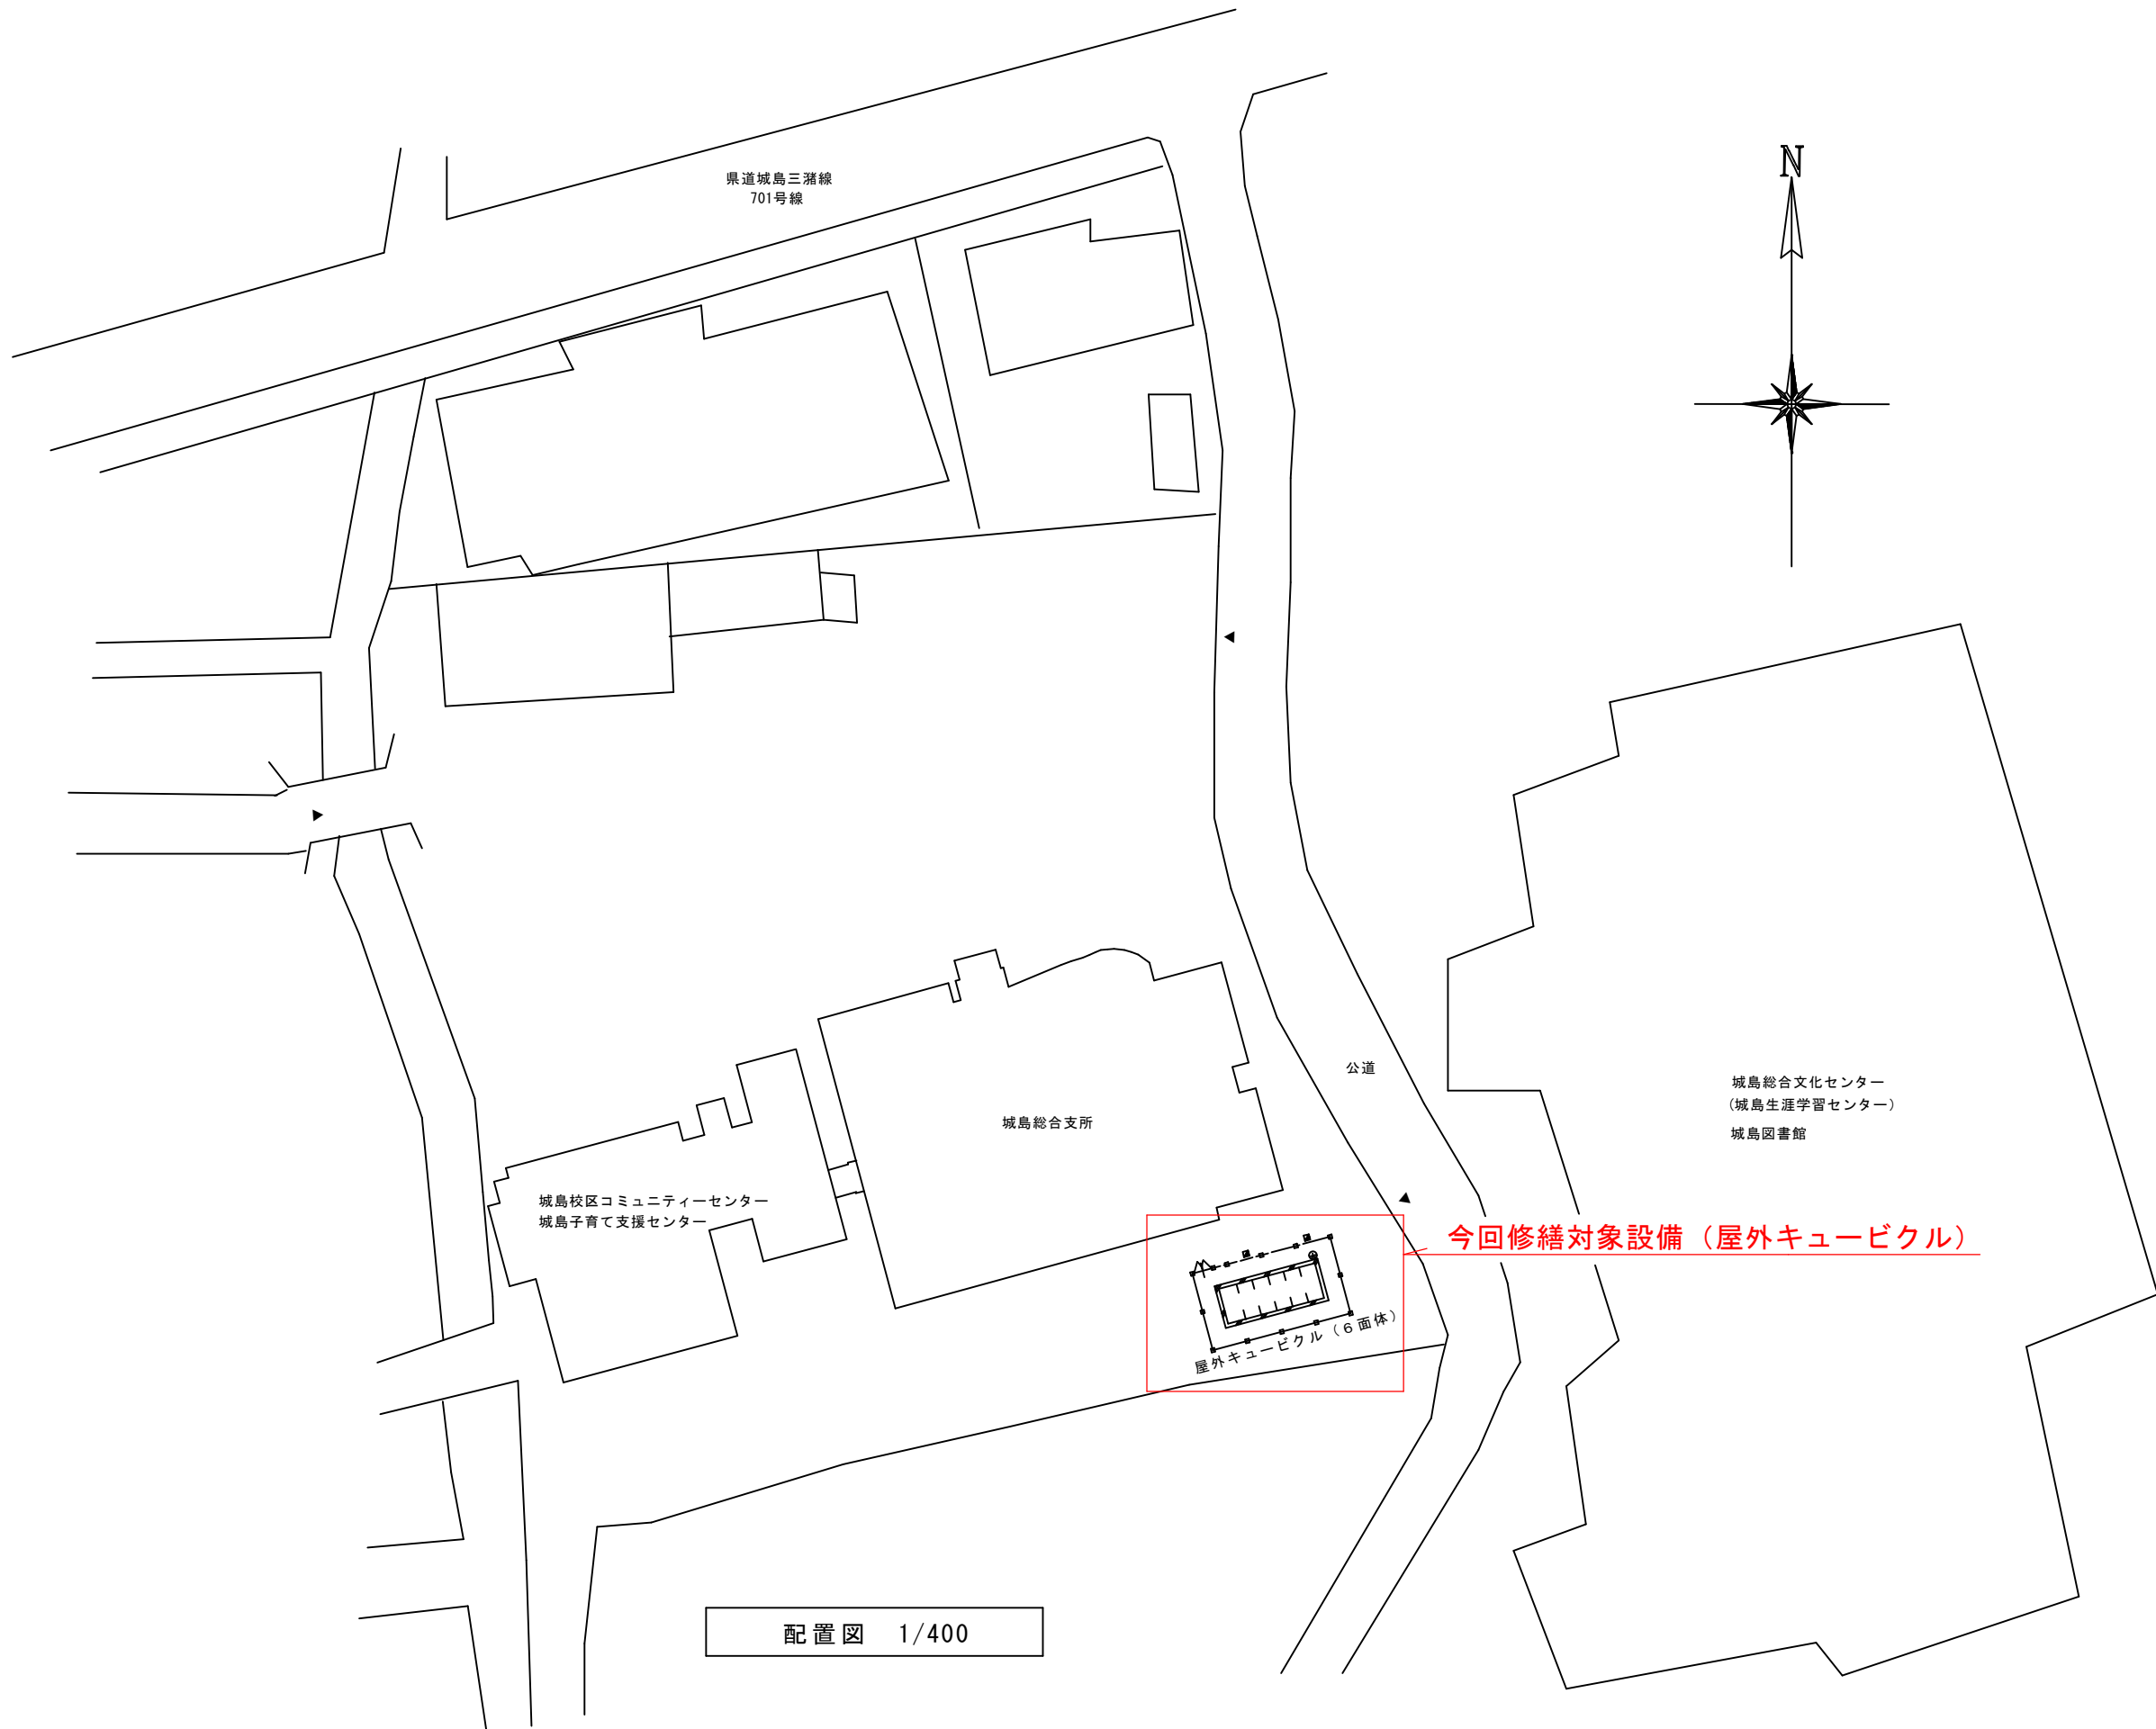


久留米市
都市建設部設備課


修繕名 城島総合支所非常灯用直流電源装置修繕		設計年月日 H26. 11
図面名称 場内配置平面図	縮尺 1/400	図面番号 E-01/04

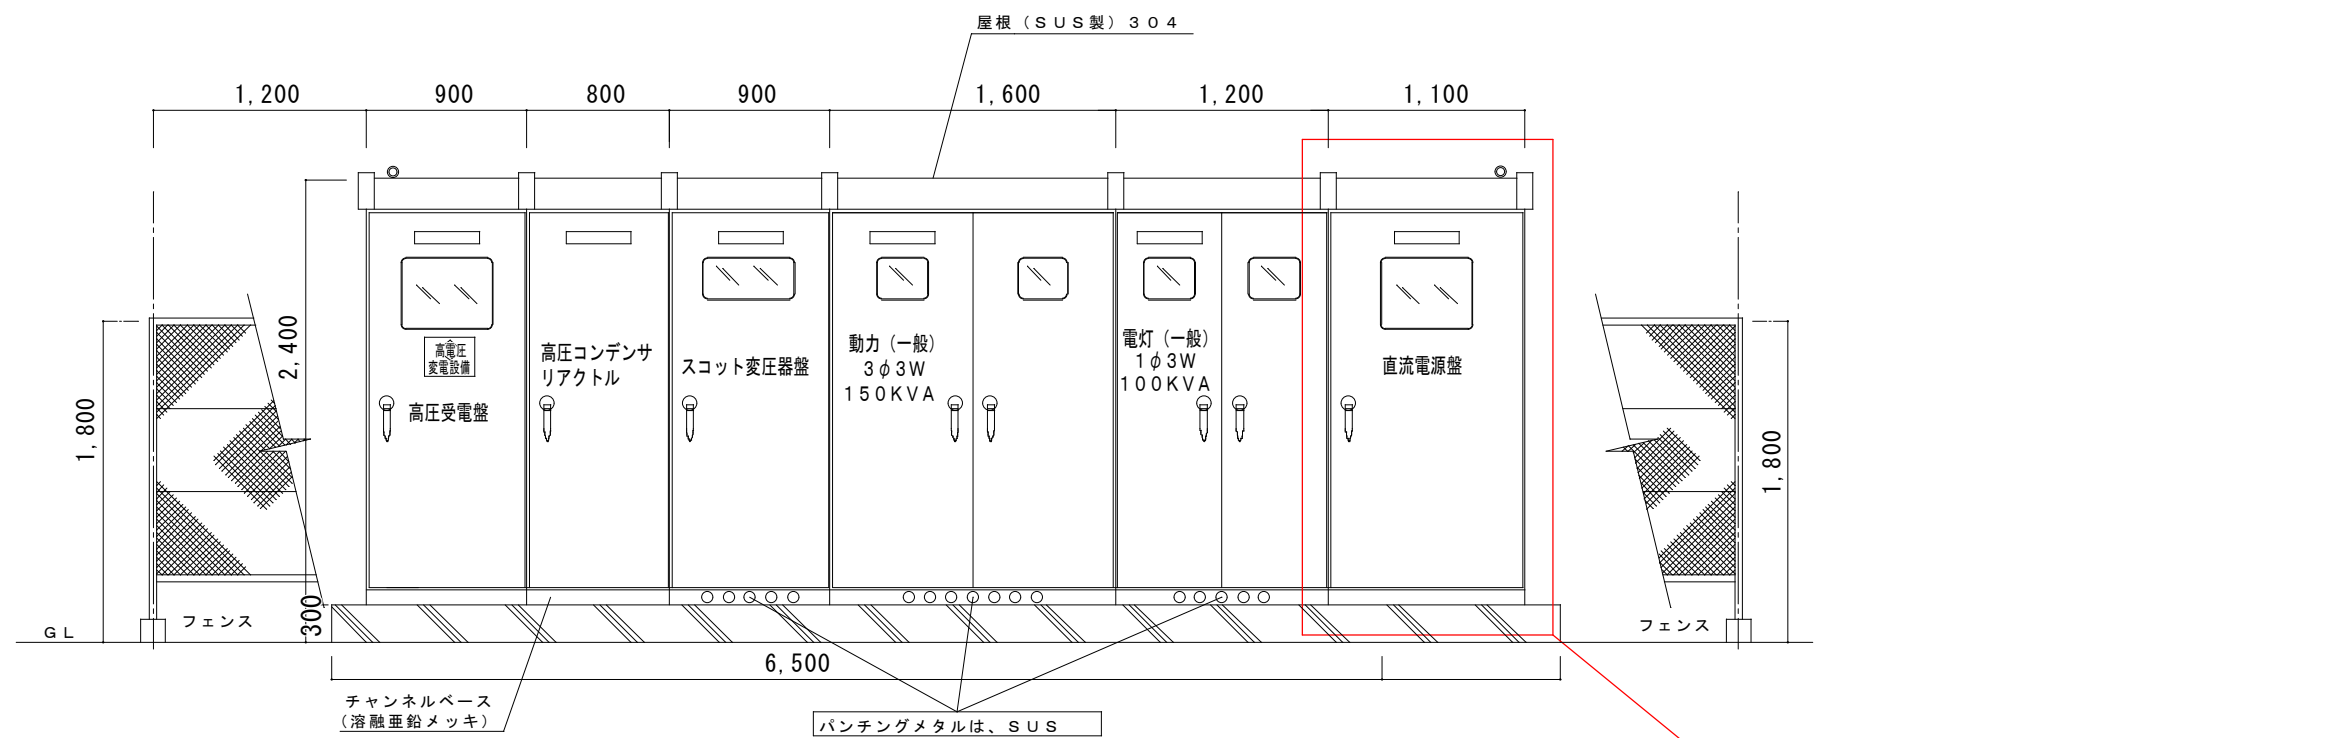

屋外キュービクル（6面体）正面立面 S=1:30

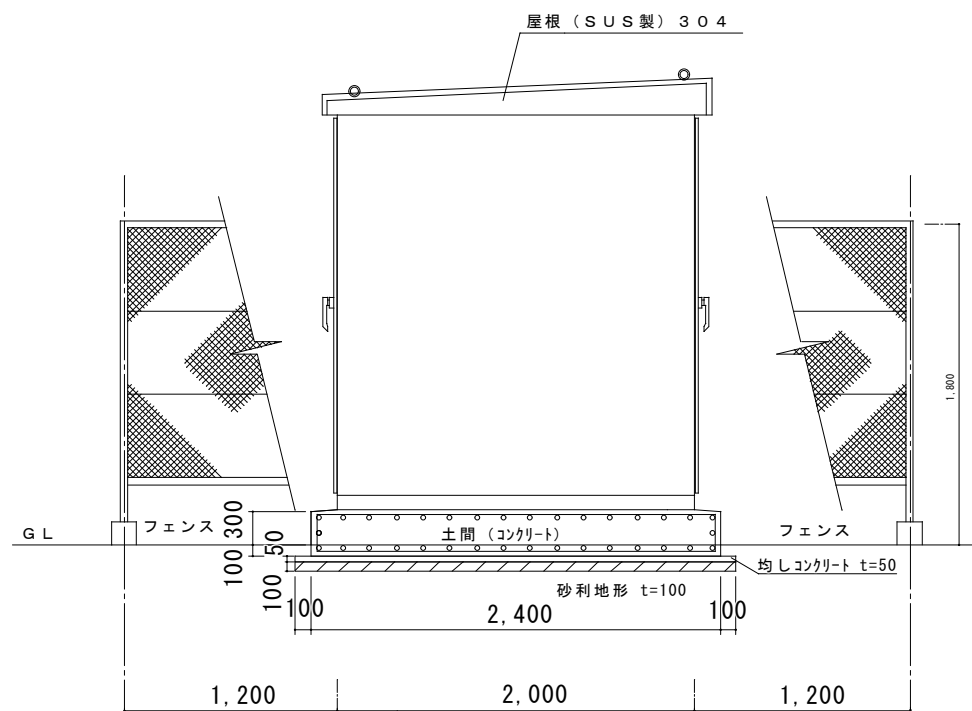

屋外キュービクル（6面体）側面立面 S=1:30

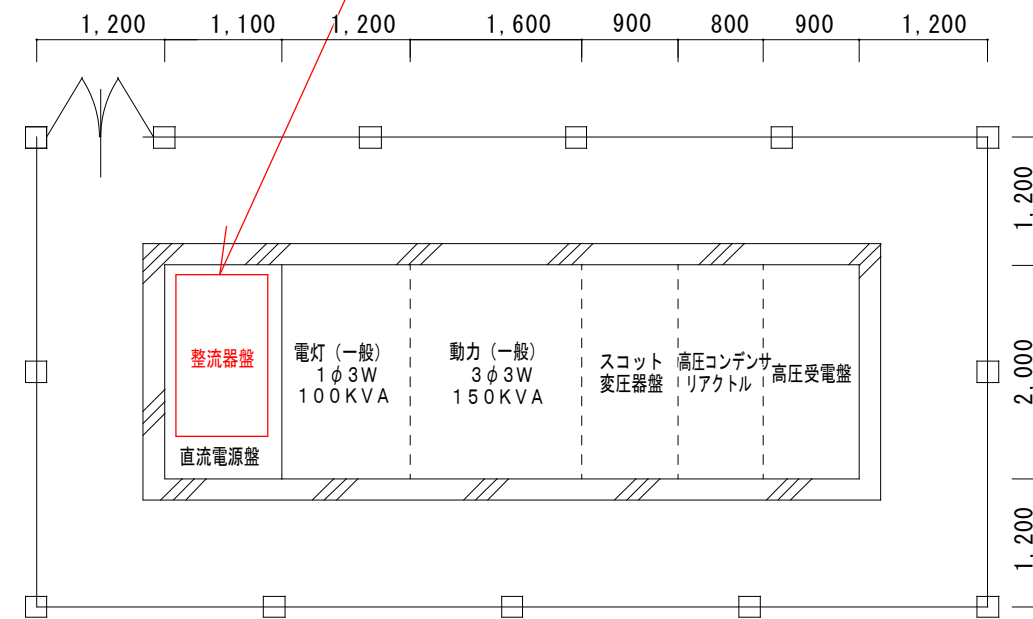

屋外キュービクル（6面体）基礎図 S=1:50


農業改善センター

端子番号	線種	配管サイズ	備 考
L102	CV 100φ-3C	FEP80	電灯盤 (L-1)
L103	CV 60φ-3C	FEP80	電灯盤 (L-2)
L104	CV 60φ-3C	FEP80	電灯盤 (L-3)
L105	CET 100φ	FEP80	電灯盤 (L-4)
M203	CET 100φ	FEP80	動力盤 (P-R-1, P-R-2)
M204	CV 38φ-3C	FEP80	エレベーター電源
M208	CV 5.5φ-4C	FEP80	環境課エアコン
M217	CET 22φ	FEP80	太陽光 蓄電システム
LG102	CV 14φ-3C	FEP80	(L-1, L-4)
LG103	CV 22φ-3C		非常灯 (L-1, L-2)
LG104	CV 22φ-3C		非常灯 (L-3, L-4)
LG105	CV 14φ-3C		(L-2, L-3, L-4)
MG102	CV 14φ-3C	FEP80	動力盤 (P-1)
1, 2	CVV 2φ-2C	FEP80	発電機故障
アース線	IV 38φ×2		ED, ELB (緑・黄)

城島総合支所

端子番号	線種	名 称
L101	EM-CET 100φ	改善センター (電灯)
L102, L103, L104, L105	EM-CET 100φ×5	電灯盤
L107	EM-CET 22φ	予備
L108	EM-CET 14φ	消火ポンプ室・電灯
L111	EM-CET 100φ	電灯盤 (LP-4-1)
L112	EM-CET 150φ	電灯盤 (LP-4-1)
L113	EM-CET 14φ	予備
M201	EM-CET 100φ	改善センター動力
M202	EM-CET 14φ	予備
M203	EM-CET 100φ	動力盤 (P-R-1, P-R-2)
M204	EM-CET 38φ	エレベーター電源
M206	EM-FP 100φ-3C	発電 (1, 2次)
M207	EM-CET 38φ	改善センター (空調)
M208	EM-CET 14φ	環境課エアコン
M209	EM-CE 14φ-3C	電算機 (3Fコンピュータ盤)
M210	EM-CE 14φ-3C	電算機室エアコン (")
M211	EM-CET 14φ	空調盤 (P1-1, P1-2)
M212	EM-CET 100φ	空調機 (ACP-1)
M213	EM-CET 38φ	空調盤 (P3-1)
M214	EM-CET 38φ	動力盤 (LP-4-1)
M215	EM-CET 100φ	動力盤 (P-R-1)
M216	EM-CET 14φ	予備
M216	EM-CET 22φ	予備
M217	EM-CET 22φ	蓄電池出力
M218	EM-CET 14φ	浄化槽電源
LG101	EM-CE 14φ-3C	保健所 (G-4)
LG102	EM-CET 14φ	L-1, L-4
LG103	EM-FP 14φ-3C	非常灯 (L-1, L-2)
LG104	EM-FP 14φ-3C	非常灯 (L-3, L-4)
LG105	EM-CET 14φ	(L-2, L-3, L-4)
LG106	EM-CE 14φ-3C	G-1, G-2, G-3, コンセント
MG101	EM-FP 22φ-3C	消火ポンプ室、動力
MG102	EM-CET 38φ	動力盤 (P-1)
MG103	EM-CET 22φ	動力盤 (P-R-2, L-1)
1, 2・ALK1, ALK2	EM-CEE 2φ-2C×2	発電機故障、ケーブル架-括故障
ALK3, 4・ALK5, 6	EM-CEE 2φ-2C×2	太陽光発電設備 (RPR, OVGR)
アース線	IV 60φ×2 (緑・黄)	ED, ED (ELB)

端子番号	線 種	配管サイズ	名 称
L101	EM-CET 100φ	FEP-80φ	改善センター (電灯)
L102, L103, L104, L105	EM-CET 100φ	FEP-80φ×5	電灯盤
L107	EM-CET 22φ	FEP-80φ	予備
L108	EM-CET 14φ	FEP-50φ	消火ポンプ室・電灯
L111	EM-CET 100φ	FEP-80φ	電灯盤 (LP-4-1)
L112	EM-CET 150φ	FEP-100φ	電灯盤 (LP-4-1)
L113	EM-CET 14φ	(L107と共通)	予備
M201	EM-CET 100φ	FEP-80φ	改善センター動力
M202	EM-CET 14φ	FEP-80φ	予備
M203	EM-CET 100φ	FEP-80φ	動力盤 (P-R-1, P-R-2)
M204	EM-CET 38φ	(M202と共通)	エレベーター電源
M206	EM-FP100φ-3C×2	FEP-100φ×2	発電 (1, 2次)
M207	EM-CET 38φ	FEP-80φ	改善センター (空調)
M208	EM-CET 14φ	FEP-30φ	環境課エアコン
M209	EM-CE 14φ-3C	FEP-30φ	電算機 (3Fコンピュータ盤)
M210	EM-CE 14φ-3C	FEP-30φ	電算機室エアコン (")
		FEP-80φ	予備
M211	EM-CET 14φ	FEP-50φ	空調盤 (P1-1, P1-2)
M212	EM-CET 100φ	FEP-80φ	空調機 (ACP-1)
M213	EM-CET 38φ	FEP-50φ	空調盤 (P3-1)
		FEP-80φ	予備
		FEP-50φ	予備 (電力計測用)
M214	EM-CET 38φ	FEP-50φ	動力盤 (LP-4-1)
M215	EM-CET 100φ	FEP-80φ	動力盤 (P-R-1)
M216	EM-CET 14φ	FEP-65φ	予備
M216	EM-CET 22φ		予備
M217	EM-CET 22φ	FEP-65φ	蓄電池出力
M218	EM-CET 14φ		浄化槽電源
LG101	EM-CE 14φ-3C	FEP-30φ	保健所 (G-4)
LG102・LG105	EM-CET 14φ×2	FEP-80φ	(L-1, 4) (L-2, 3, 4)
LG103・LG104	EM-FP 14φ-3C×2		非常灯 (L-1, 2) (L-3, 4)
LG106	EM-CE 14φ-3C	FEP-30φ	G-1, 2, 3, コンセント
MG101	EM-FP 22φ-3C	FEP-50φ	消火ポンプ室、動力
MG102	EM-CET 38φ	FEP-80φ	動力盤 (P-1)
MG103	EM-CET 22φ		動力盤 (P-R-2, L-1)
1, 2・ALK1, ALK2	EM-CEE 2φ-2C×2	FEP-30φ×2	発電機故障、ケーブル架-括故障
ALK3, 4・ALK5, 6	EM-CEE 2φ-2C×2	FEP-30φ×2	太陽光発電設備 (RPR, OVGR)
アース線	IV 60φ×2 (緑・黄)	FEP-80φ	ED, ED (ELB)

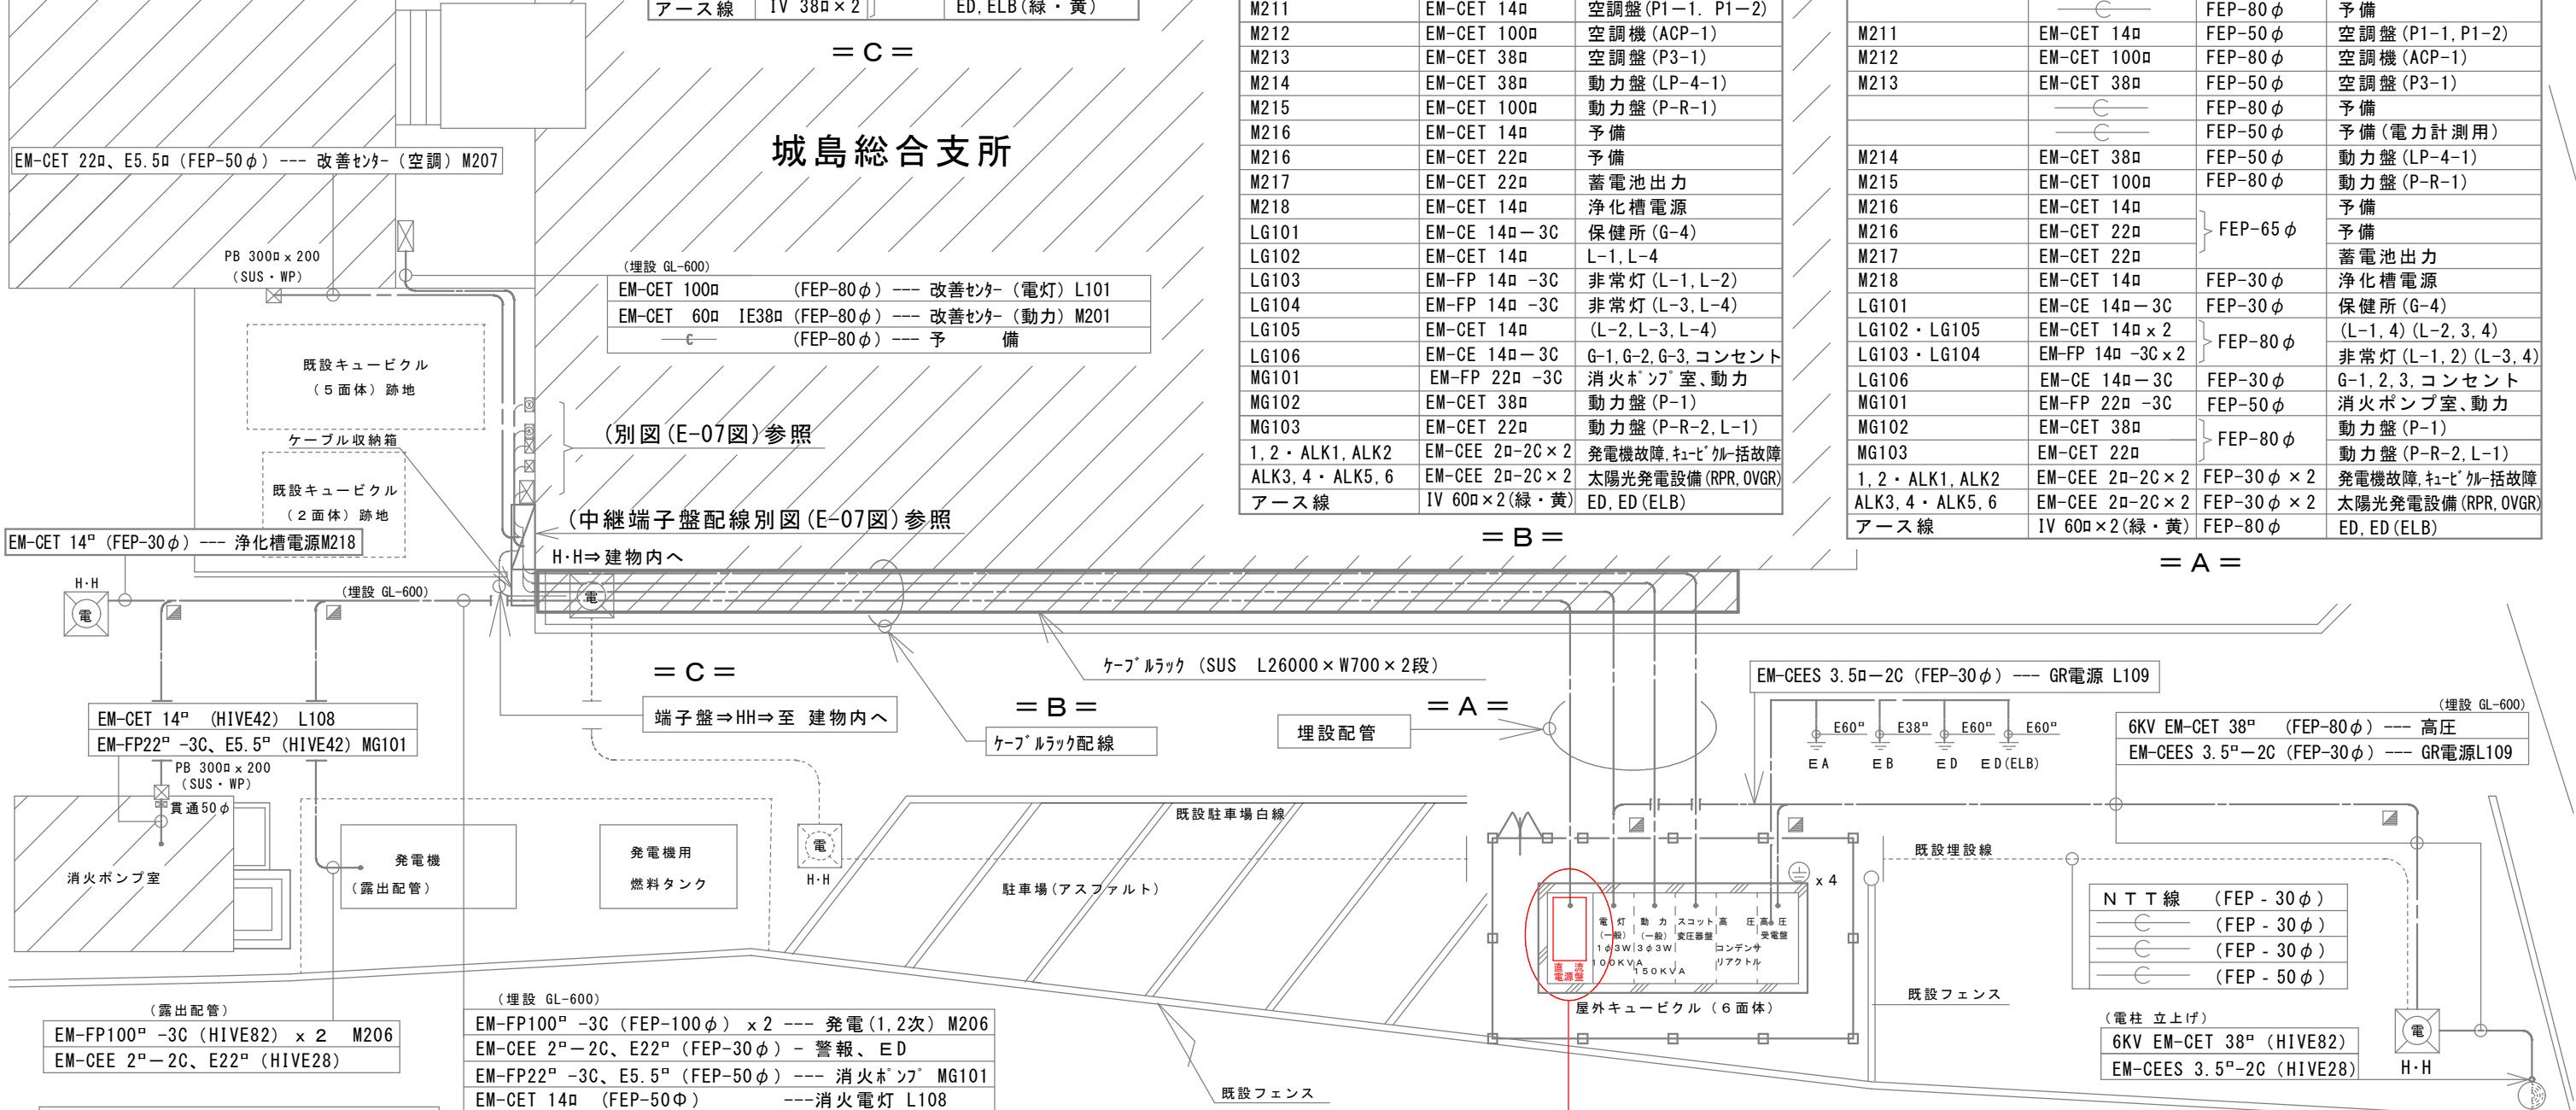

特記なき記号は下記による。	
	接地埋設標 (刻印式)
	地中埋設標 (ダクタイル製) 支柱型

配置図 S=1:100

久留米市
都市建設部設備課

城島総合支所受変電設備改修工事
受変電設備 平面図 (配線系統図)

工事名

図面名称

縮尺

図面番号

設計年月日

設計年

設計月

設計日

EA : アース板×2、アース棒 14φ×1.5m×2連結

EB : アース棒 14φ×1.5m×2箇所

ED : アース棒 14φ×1.5m×1箇所

ED (ELB) : アース棒 14φ×1.5m×2連結

既設引込柱
(CP12m-19-500kg)