


系統図(空調)

設計番号 PROJECT NO.		工事名称 TITLE	温水プール建設機械設備工事	日付 DATE	
			系統図(空調)	縮尺 SCALE	

Y11
6,300
Y10
6,300
Y9
6,300
Y8
6,300
Y7
6,000
Y6
6,000
Y5
6,000
Y4
6,000
Y3
6,000
Y2
6,000
Y1

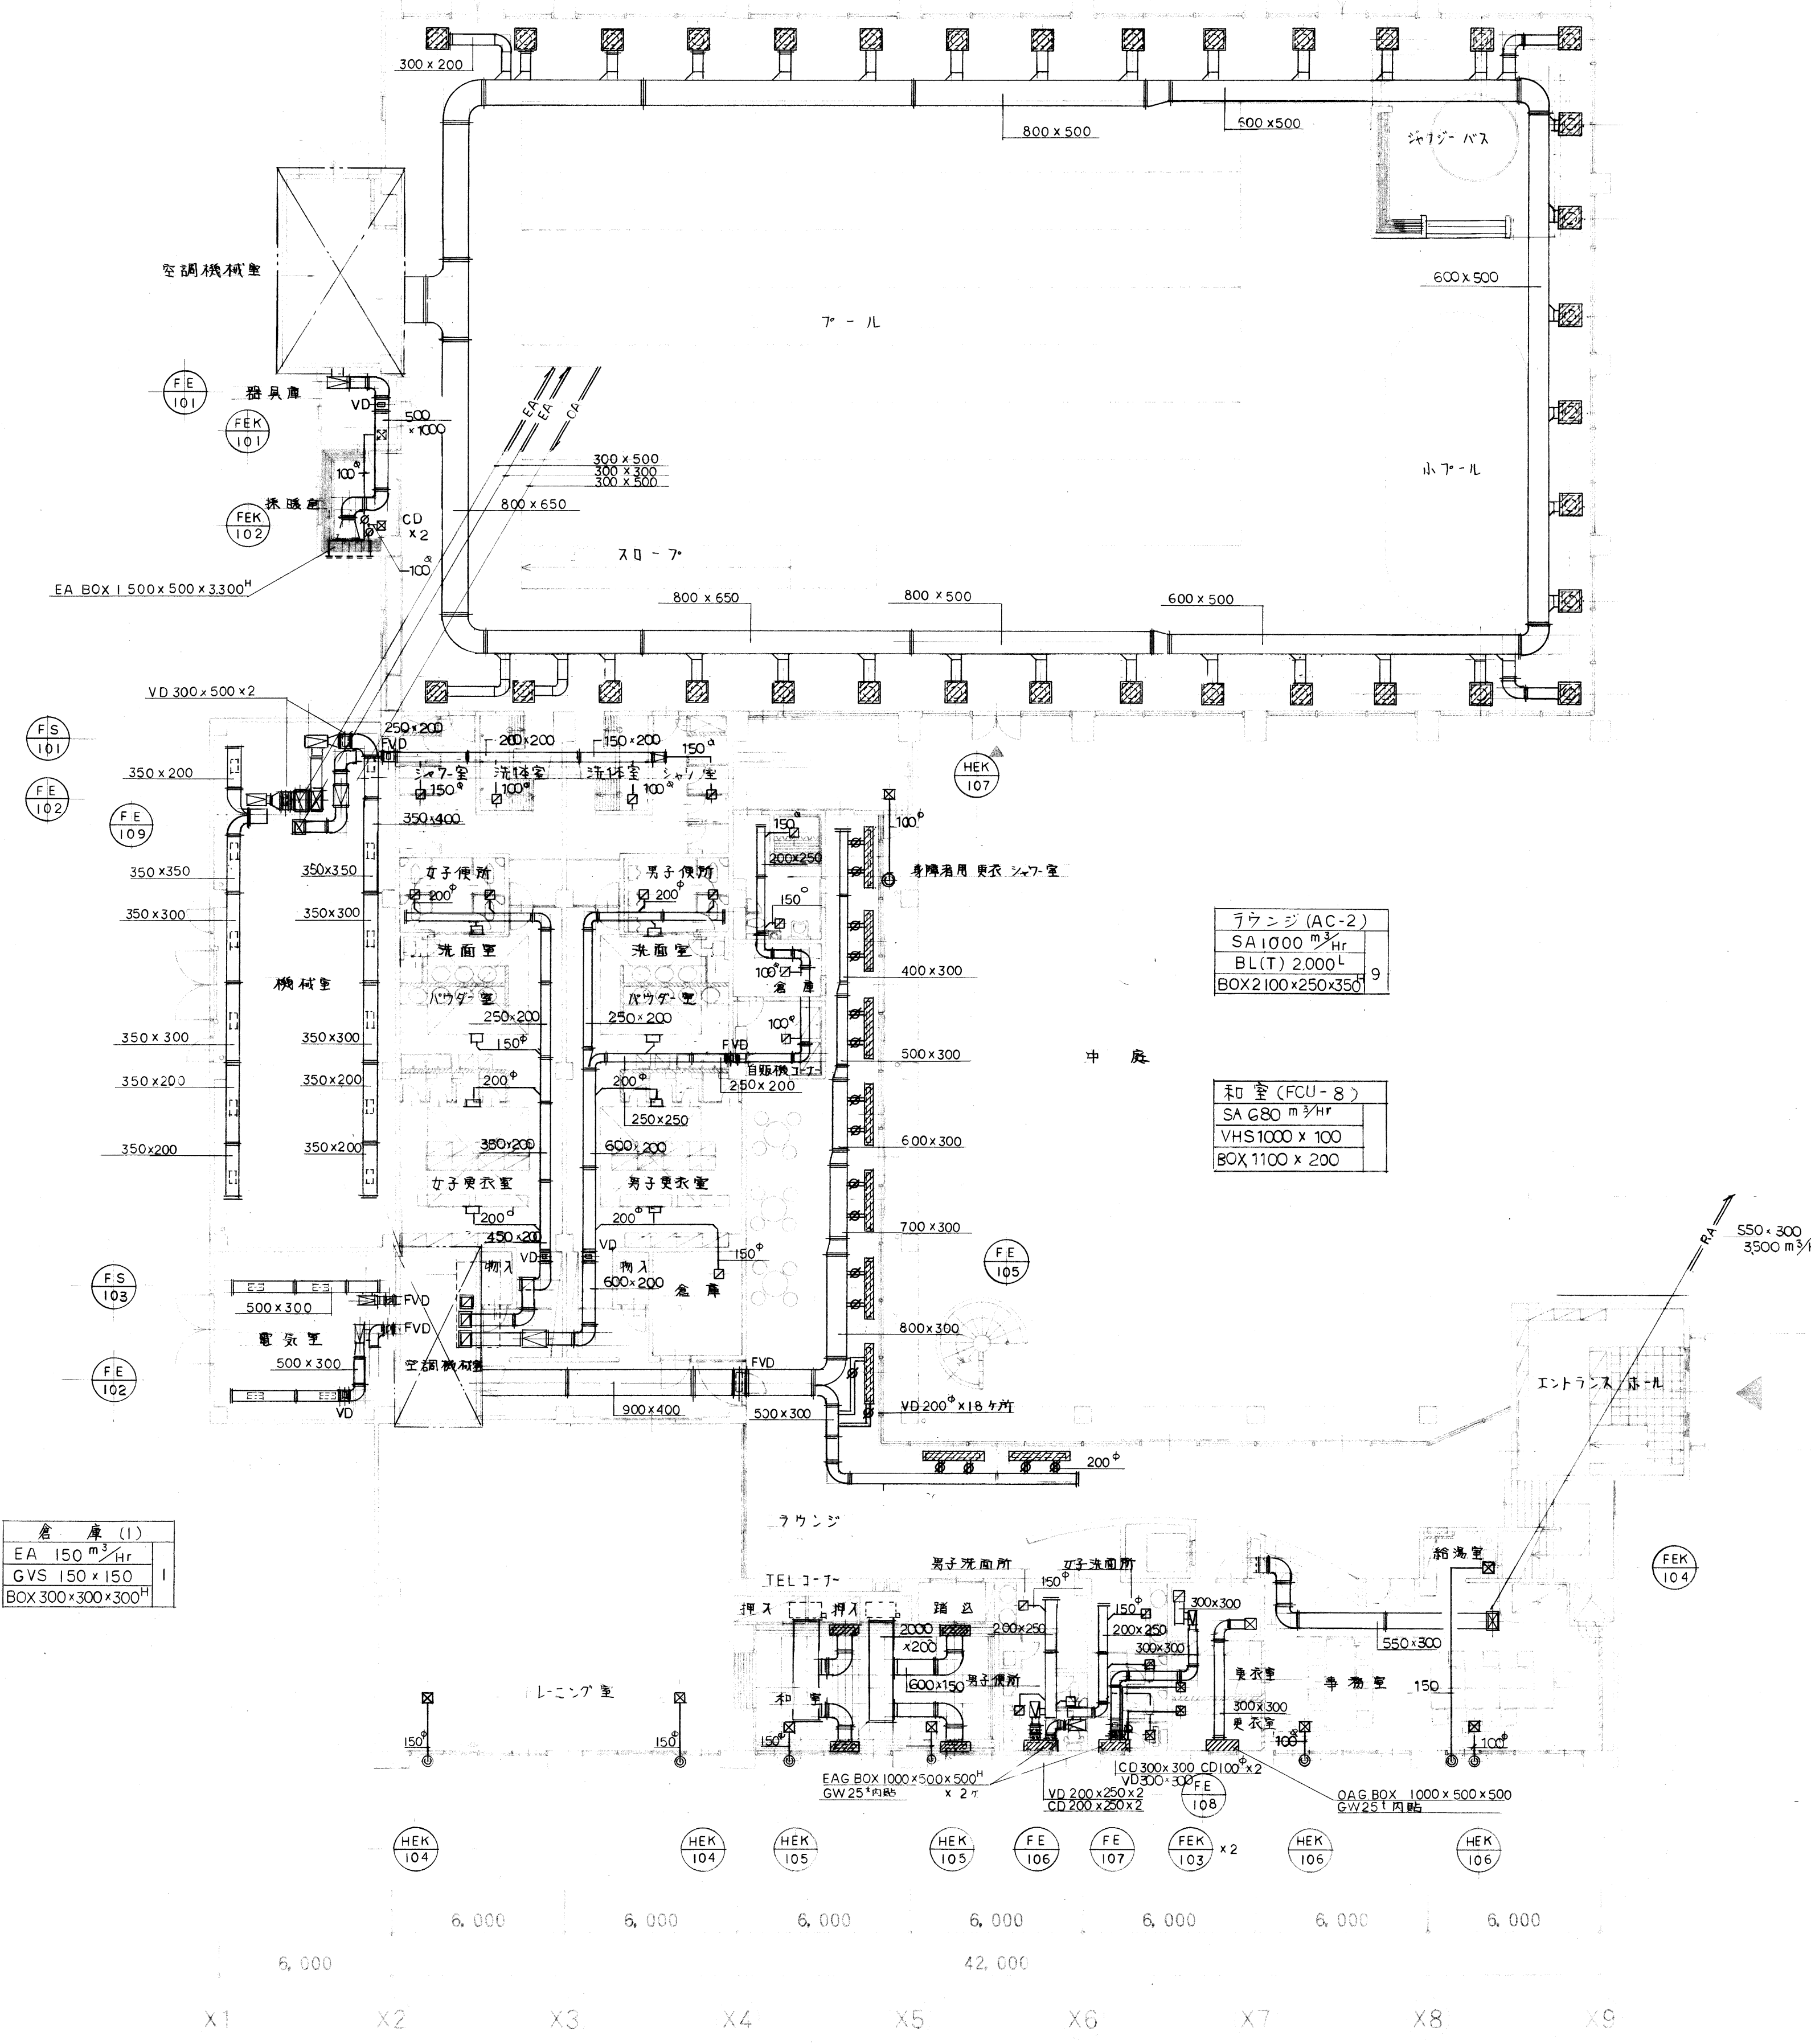

空調機機度	
OA 500 m ³ /Hr	6
VHS 400 x 200	
EA 500 m ³ /Hr	6
GVS 400 x 200	

電気室	
OA 1350 m ³ /Hr	2
VHS 600 x 300	
EA 1350 m ³ /Hr	2
GVS 600 x 300	

倉庫(1)	
EA 150 m ³ /Hr	1
GVS 150 x 150	
BOX 300 x 300 x 300	

7° - 1L	
SA 934 m ³ /Hr	34
偏向ノズル NO12	
BOX 700 x 700 x 500	

到達距離 8.0M (送風速 0.5 m/s)
発生騒音 23dB

シャワー室	
EA 210 m ³ /Hr	2
GVS 200 x 200	
BOX 350 x 350 x 300	

洗体室	
EA 130 m ³ /Hr	2
GVS 150 x 150	
BOX 300 x 300 x 250	

女子便所(2)	
EA 300 m ³ /Hr	2
GVS 250 x 250	
BOX 400 x 400 x 350	

男子便所(2)	
EA 300 m ³ /Hr	2
GVS 250 x 250	
BOX 400 x 400 x 350	

身障者用更衣シャワー室	
EA 180 m ³ /Hr	2
GVS 200 x 200	
BOX 350 x 350 x 300	

ラウンジ(AC-2)	
SA 1000 m ³ /Hr	9
BL(T) 2000L	
BOX 2100 x 250 x 350	

和室(FCU-8)	
SA 680 m ³ /Hr	
VHS 1000 x 100	
BOX 1100 x 200	

女子洗面所	
EA 200 m ³ /Hr	2
GVS 200 x 200	
BOX 350 x 350 x 300	

男子洗面所	
EA 200 m ³ /Hr	2
GVS 200 x 200	
BOX 350 x 350 x 300	

倉庫(2)	
EA 100 m ³ /Hr	1
GVS 150 x 150	
BOX 300 x 300 x 250	

女子更衣室	
EA 250 m ³ /Hr	2
GVS 200 x 200	
BOX 350 x 350 x 300	

男子更衣室	
EA 250 m ³ /Hr	2
GVS 200 x 200	
BOX 350 x 350 x 300	

自販機コーナー	
EA 100 m ³ /Hr	1
GVS 150 x 150	
BOX 300 x 300 x 250	


男子便所(1)	
EA 200 m ³ /Hr	3
GVS 200 x 200	
BOX 350 x 350 x 300	

女子便所(1)	
EA 200 m ³ /Hr	3
GVS 200 x 200	
BOX 350 x 350 x 300	

EV機庫	
SA 1440 m ³ /Hr	1
VHS 450 x 450	
BOX 600 x 600 x 450	
EA 1440 m ³ /Hr	1
GV 450 x 450	
BOX 600 x 600 x 450	

1階平面図 5=1/150

Y11
6,300
Y10
6,300
Y9
6,300
Y8
6,300
Y7
6,000
Y6
61,200
6,000
Y5
6,000
Y4
6,000
Y3
6,000
Y2
6,000
Y1

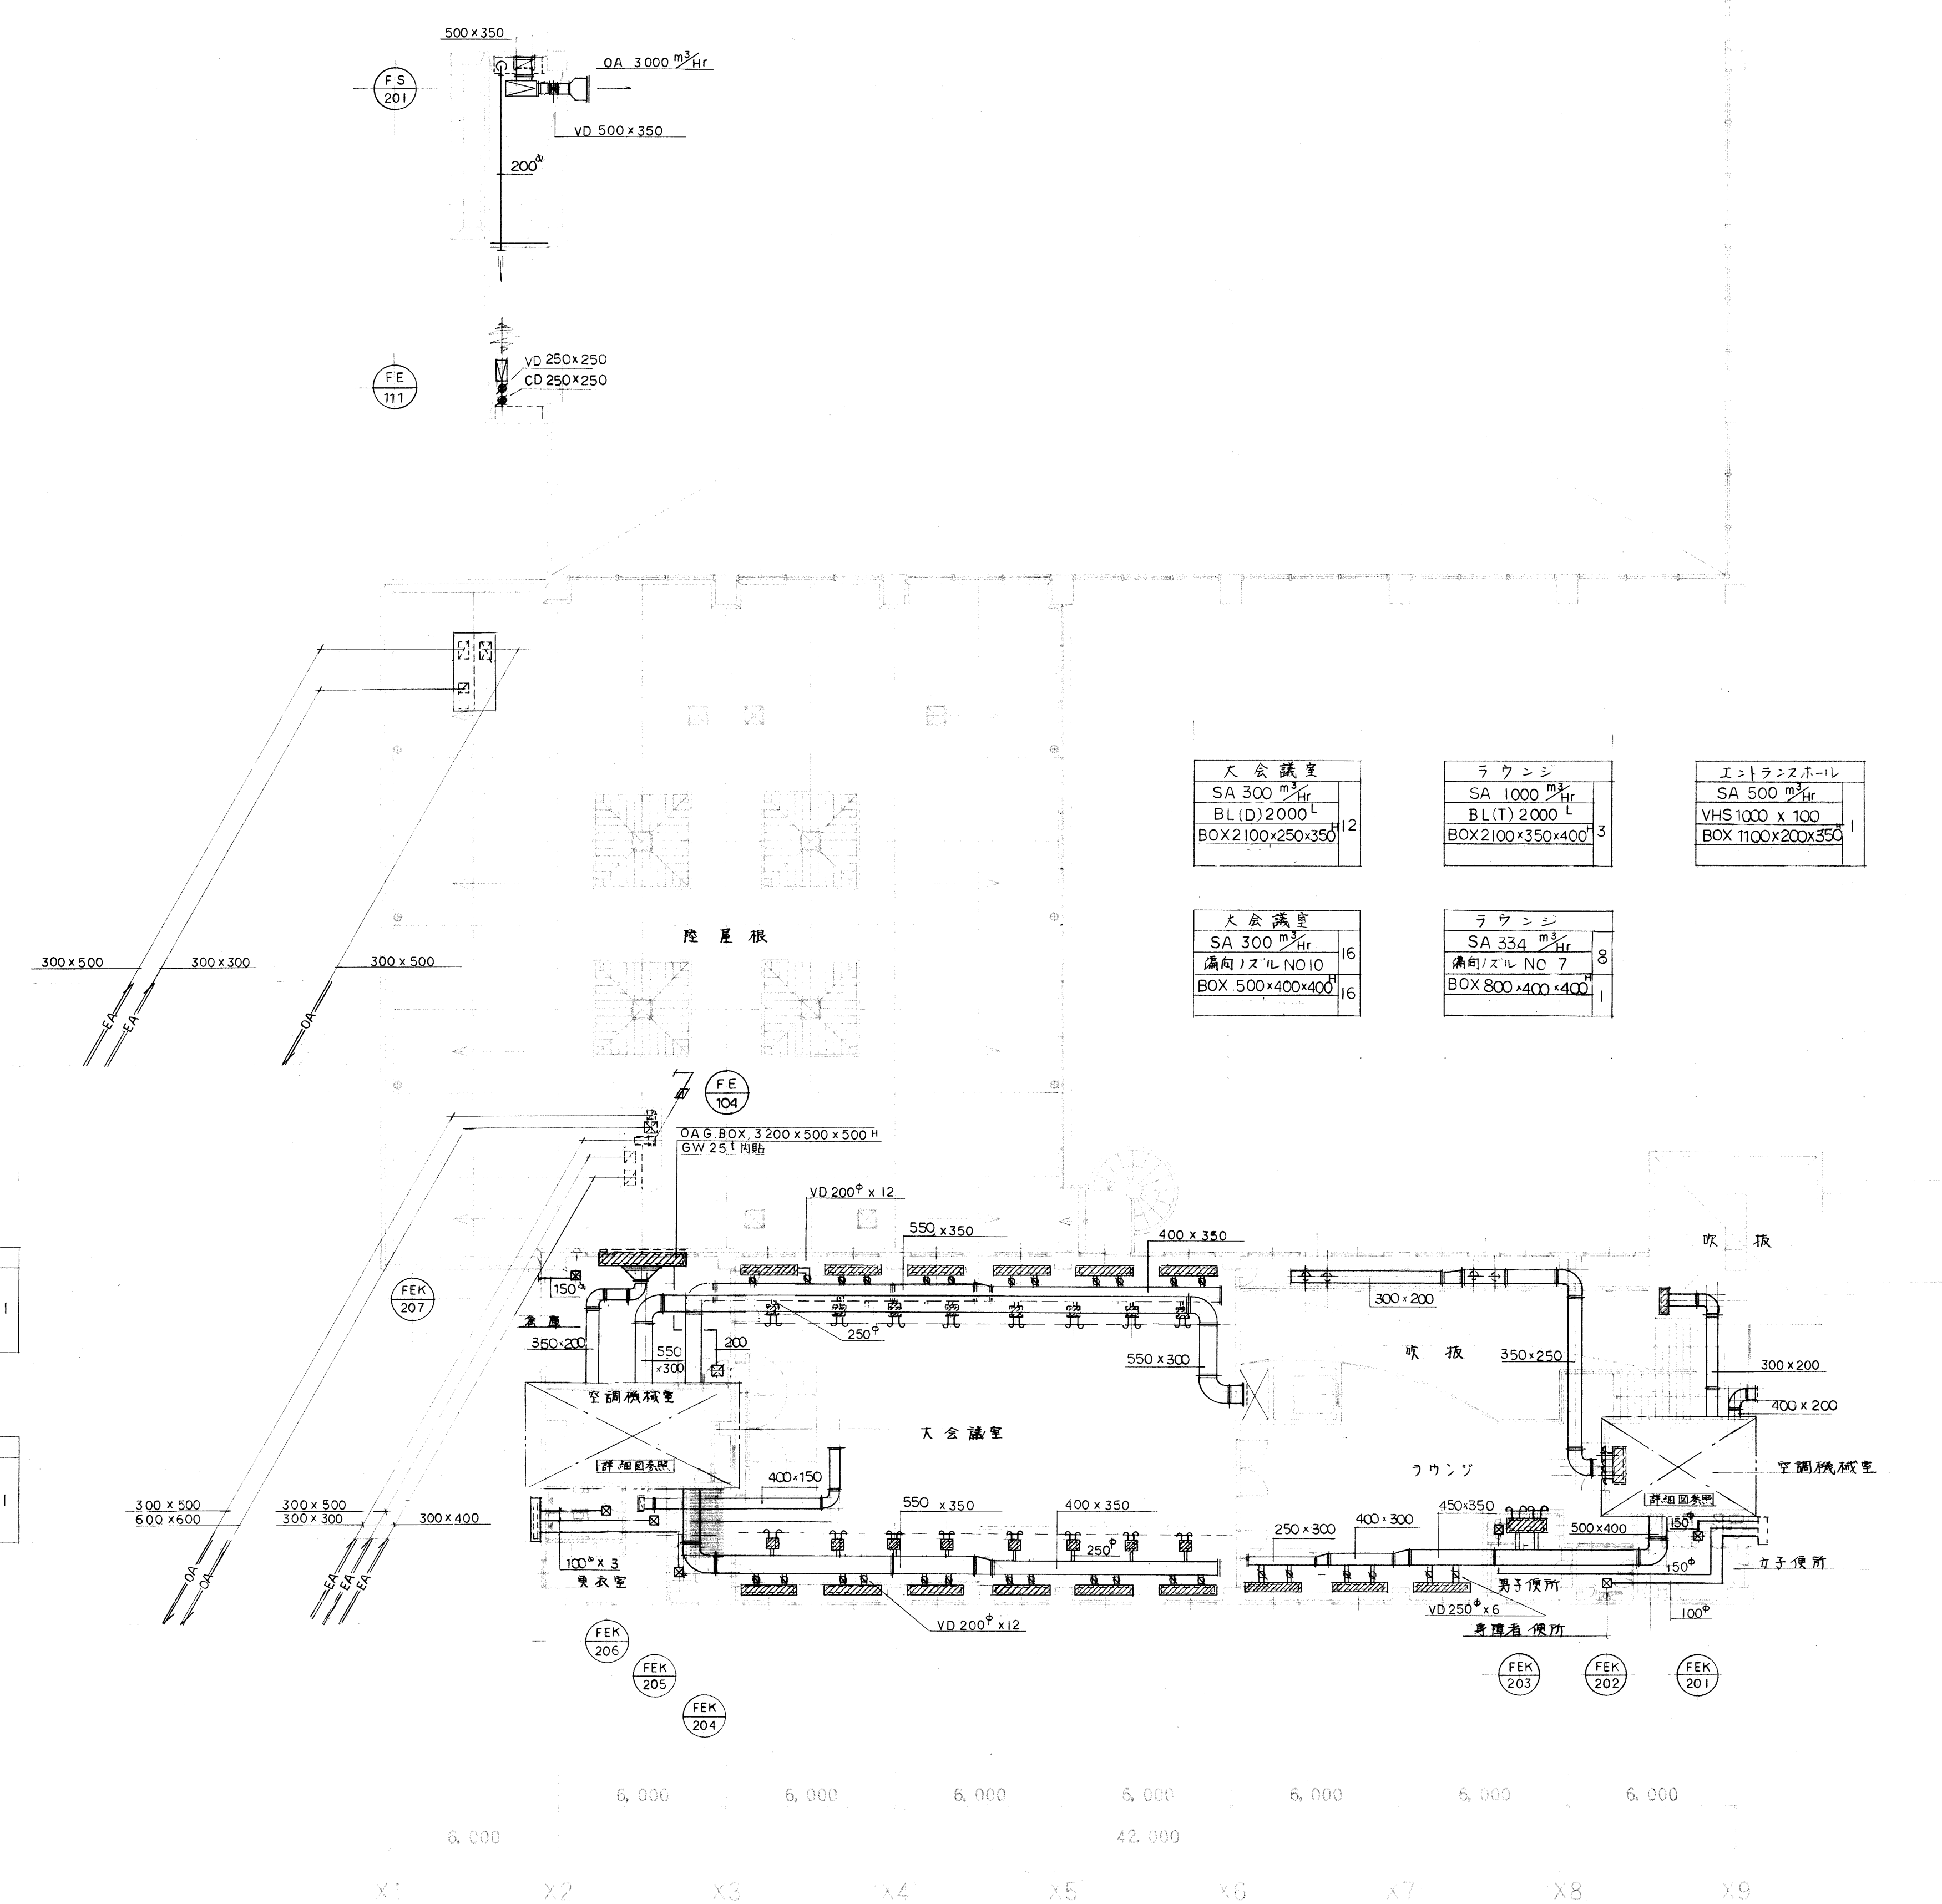


大会議室 SA 300 ㎥/hr BL(D)2000 L BOX 2100x250x350 12	ラウンジ SA 1000 ㎥/hr BL(T)2000 L BOX 2100x350x400 3	エントランスホール SA 500 ㎥/hr VHS 1000 x 100 BOX 1100x200x350 1
大会議室 SA 300 ㎥/hr 満向ノズル NO10 BOX 500x400x400 16	ラウンジ SA 334 ㎥/hr 満向ノズル NO 7 BOX 800x400x400 1	

倉庫 OA 250 ㎥/hr GVS 200 x 200 BOX 350x350x300 1
更衣室, 大会議室 ハイパス 330 ㎥/hr GVS 400 x 150

2階平面図 0=1/150


Y11
6,300
Y10
6,300
Y9
6,300
Y8
6,300
Y7
6,000
Y6
61,200
6,000
Y5
6,000
Y4
6,000
Y3
6,000
Y2
6,000
Y1

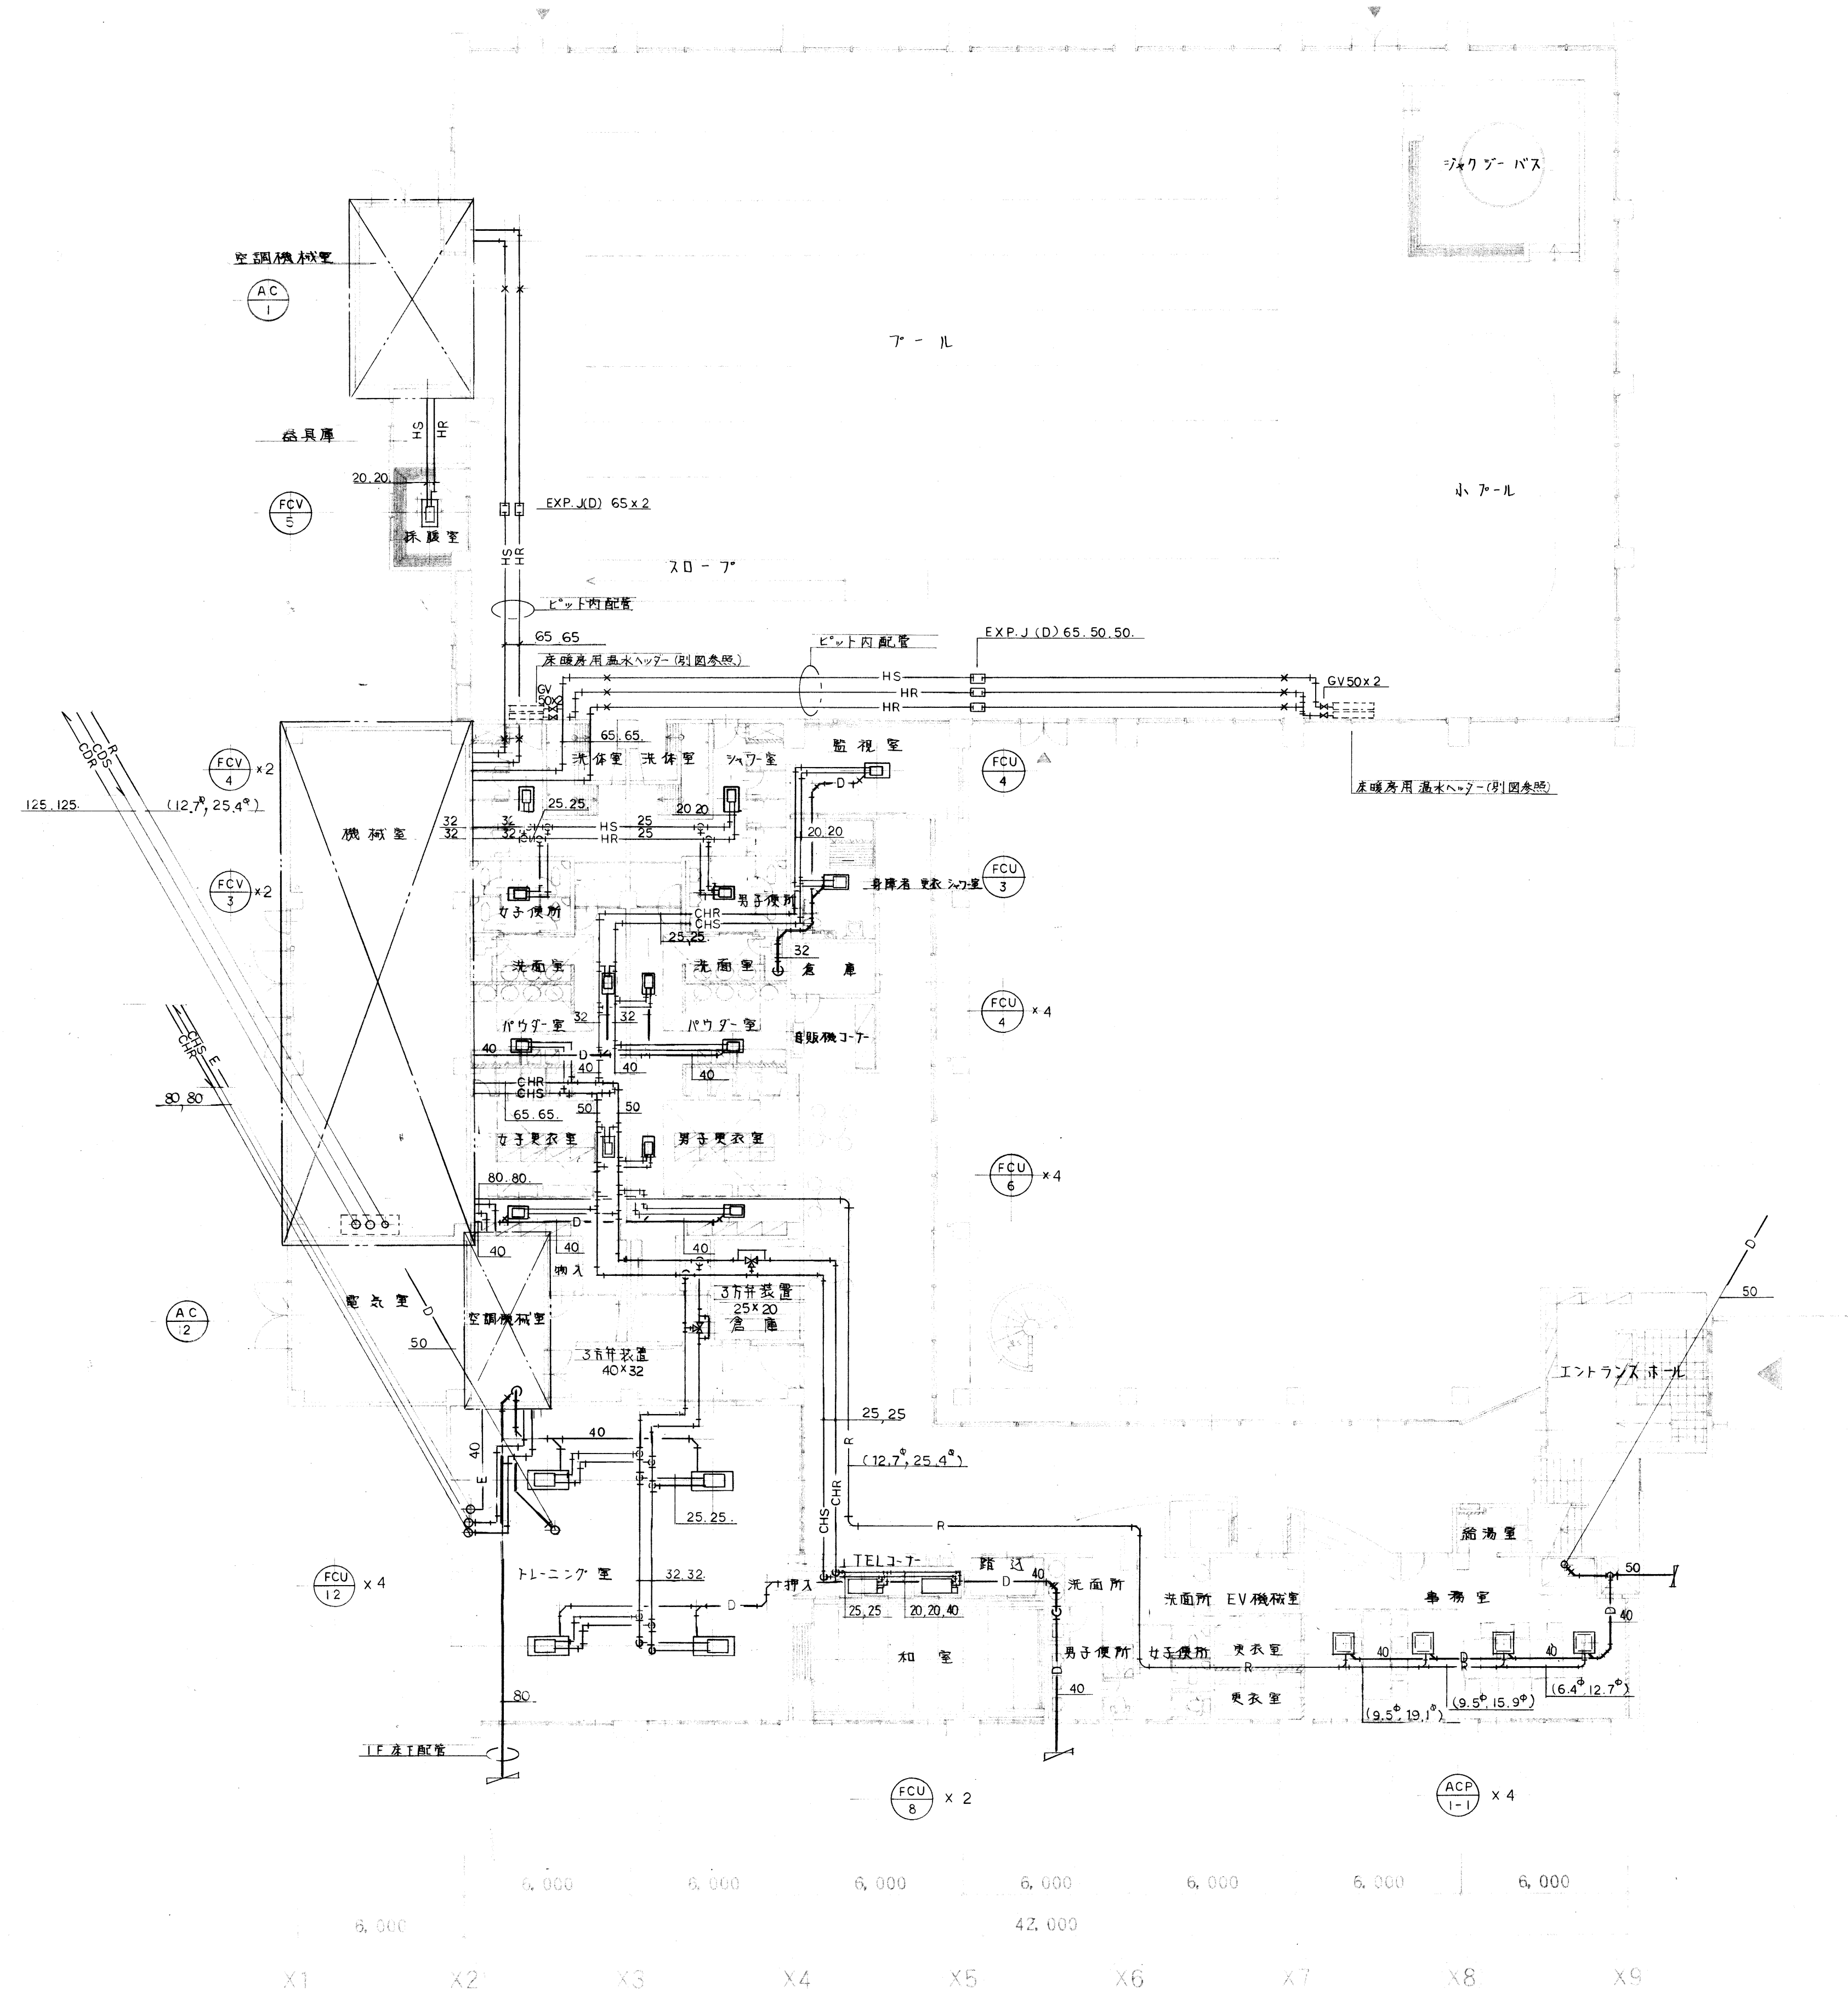

1階平面図 5=1/150

設計番号 PROJECT NO.		工事名称 TITLE 温水プール建設機械設備工事	日付 DATE
		1階平面図(配管)	縮尺 SCALE 1/150

Y11
6,300
Y10
6,300
Y9
6,300
Y8
6,300
Y7
5,000
Y6
61,200
6,000
Y5
6,000
Y4
6,000
Y3
5,000
Y2
6,000
Y1

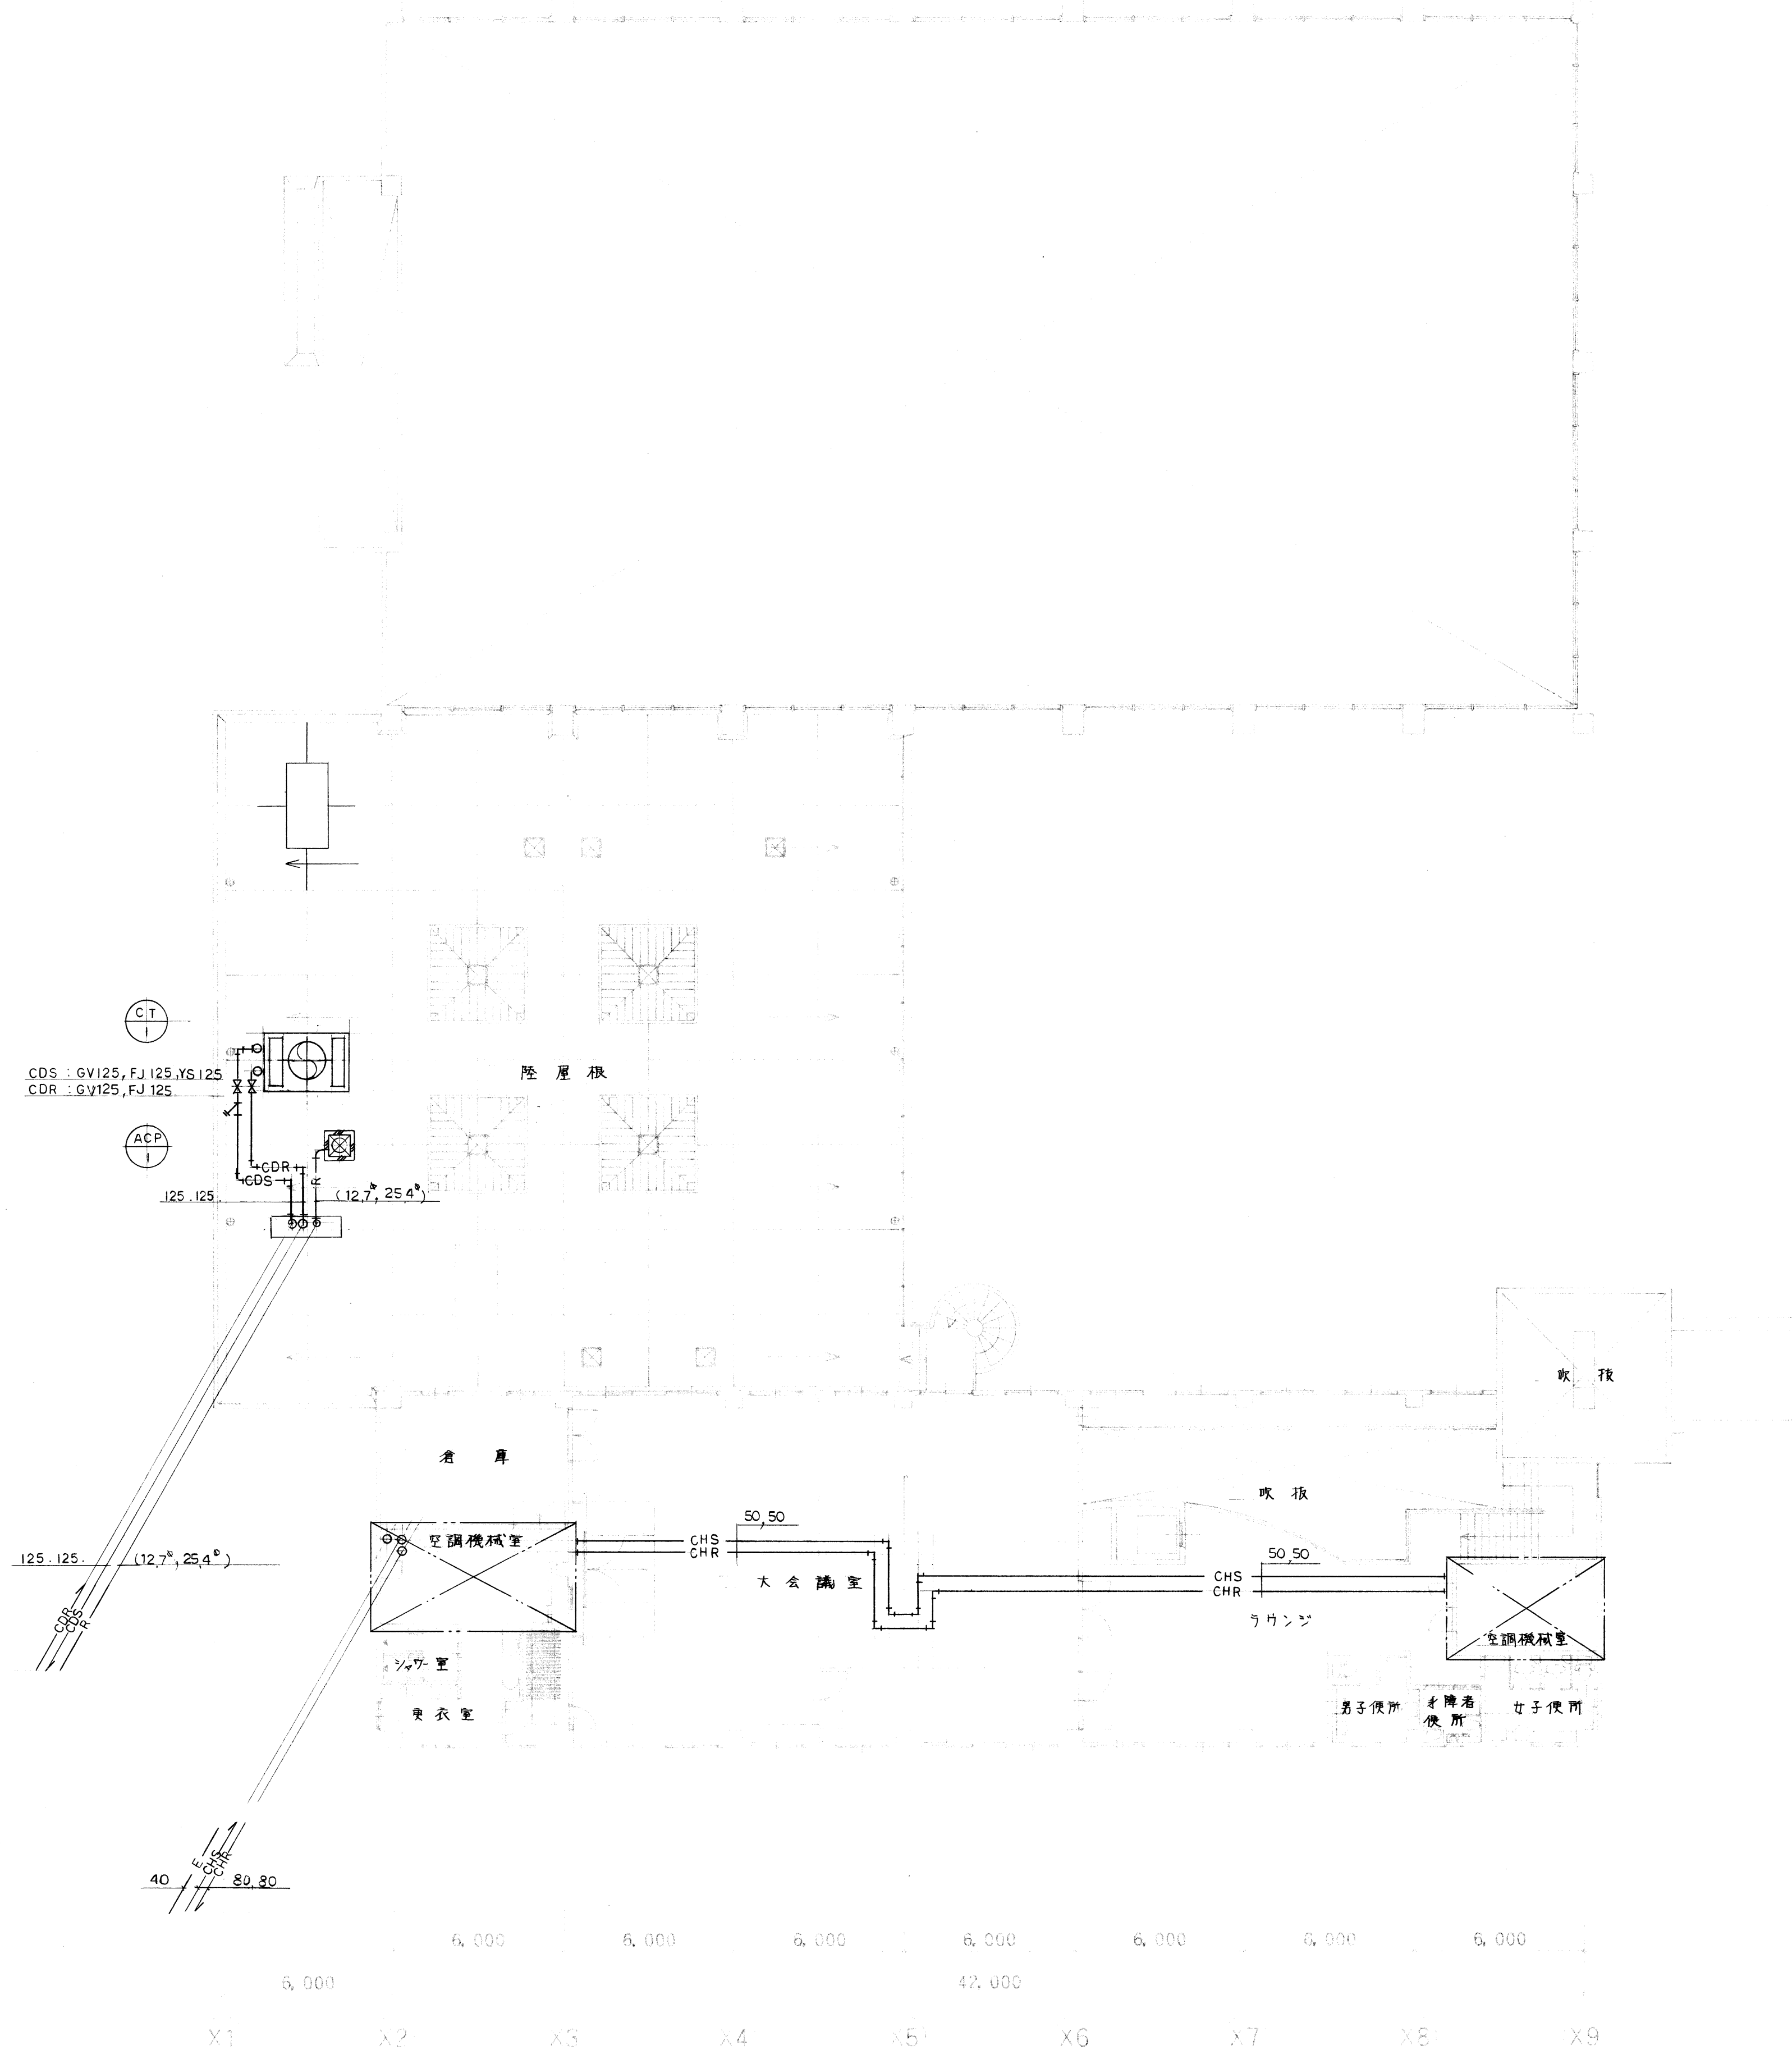


2階平面図 S=1/150


設計番号 PROJECT NO.	

工事名称 TITLE	温水プール建設機械設備工事
2階平面図(配管)	


日付 DATE	
縮尺 SCALE	1/150

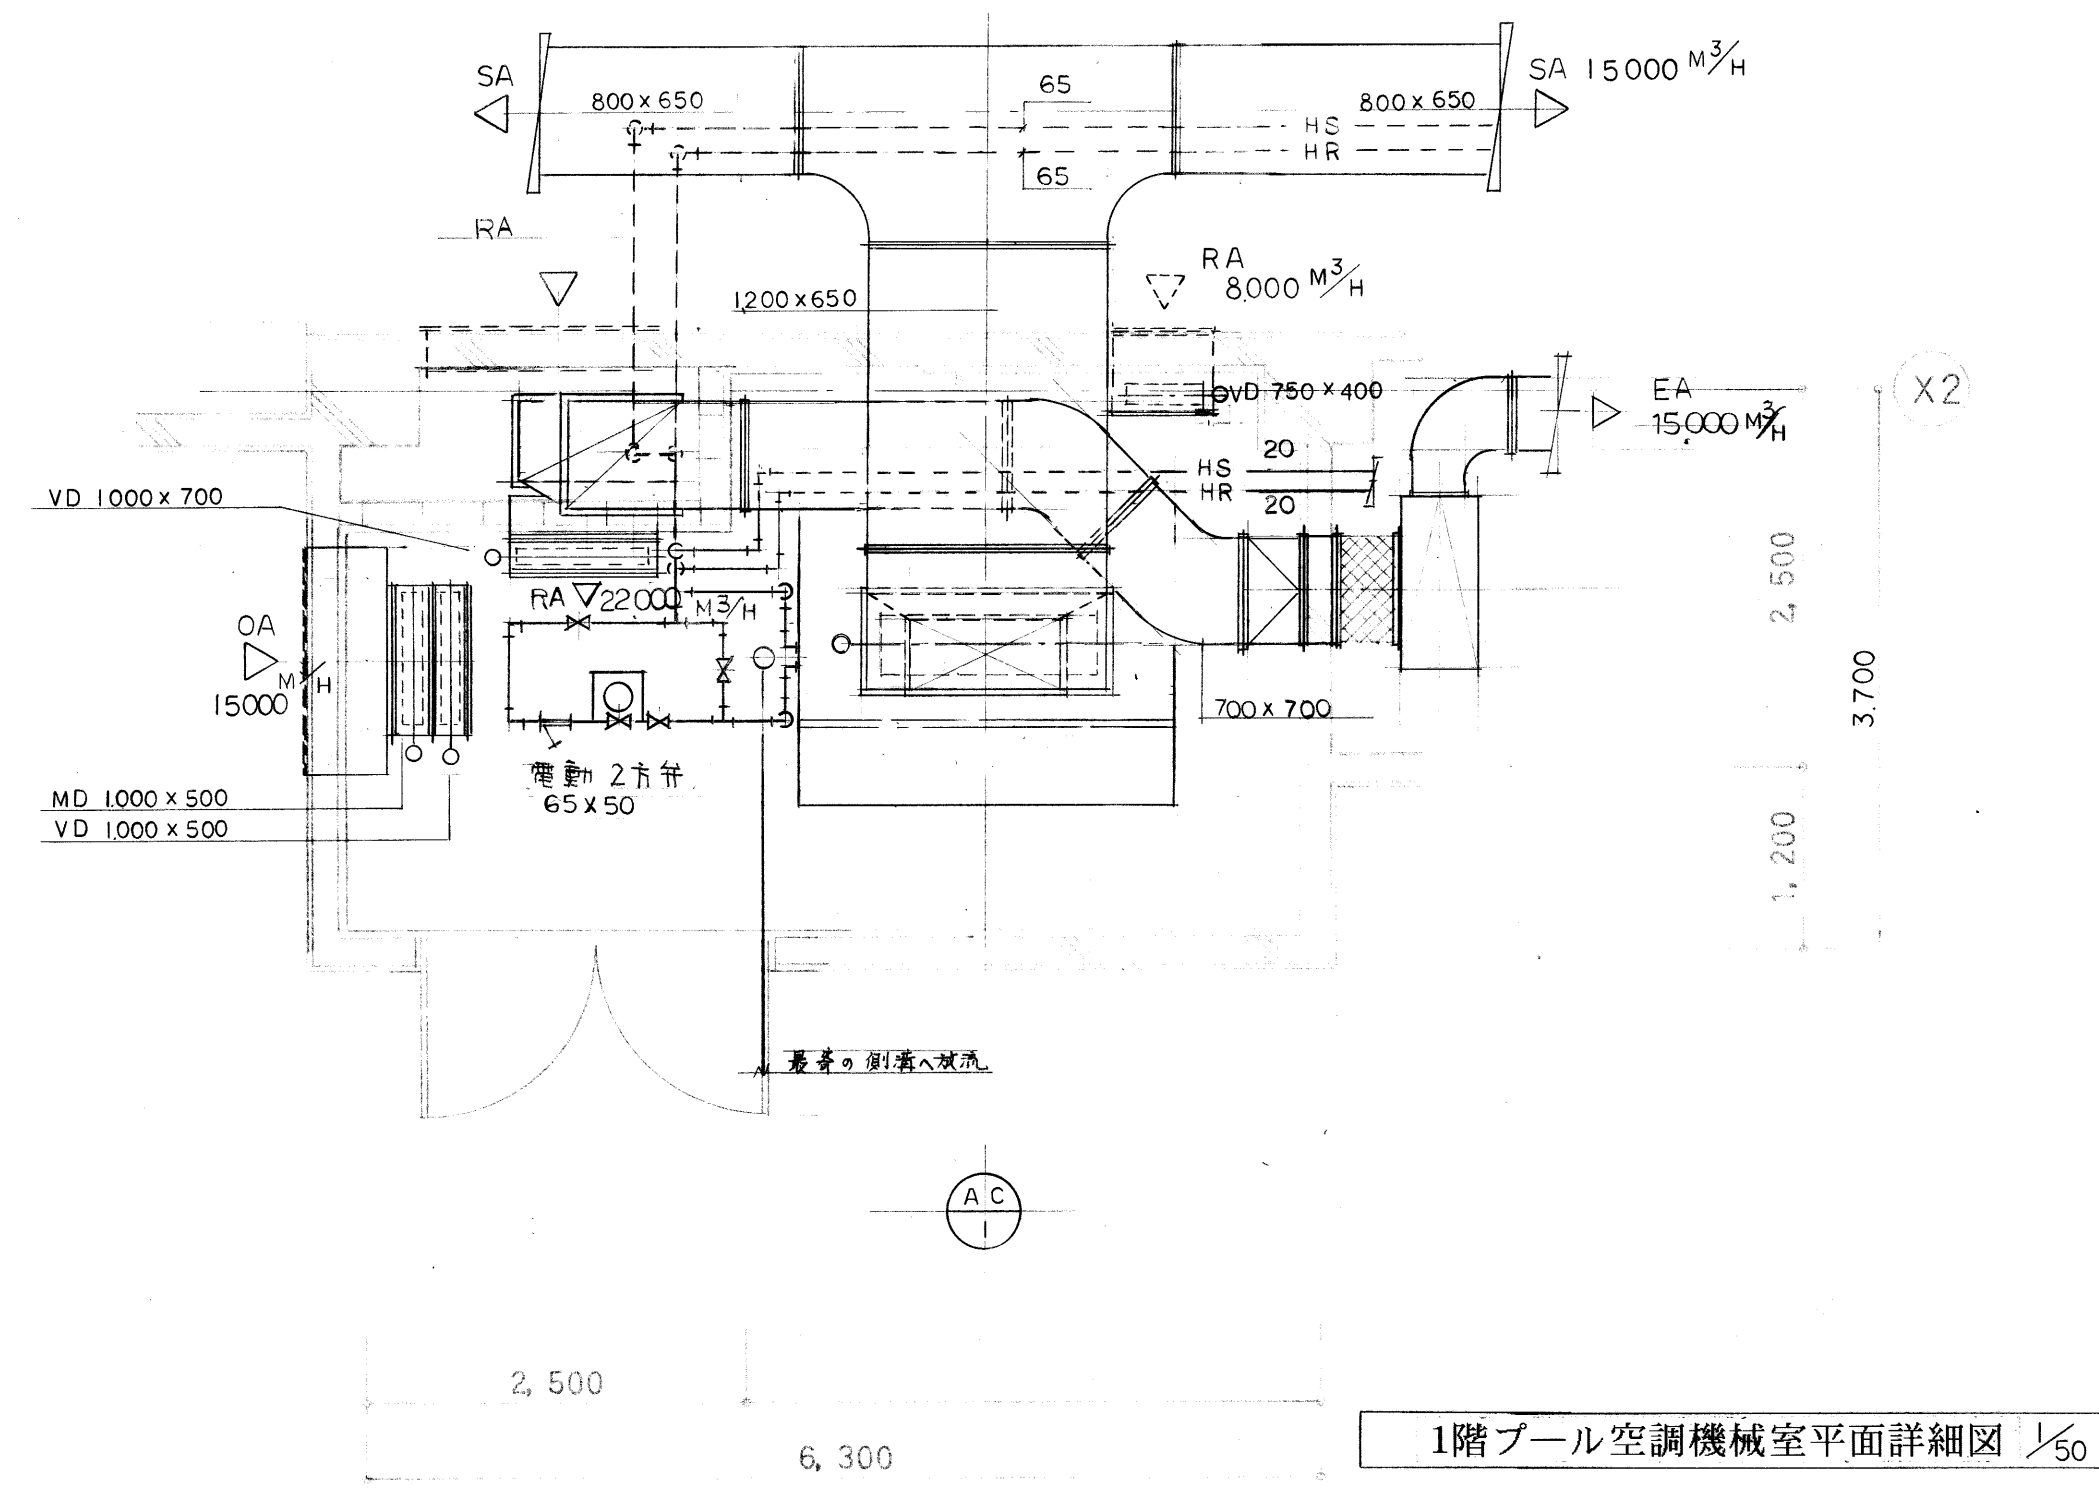


1階プール空調機械室平面詳細図 1/50

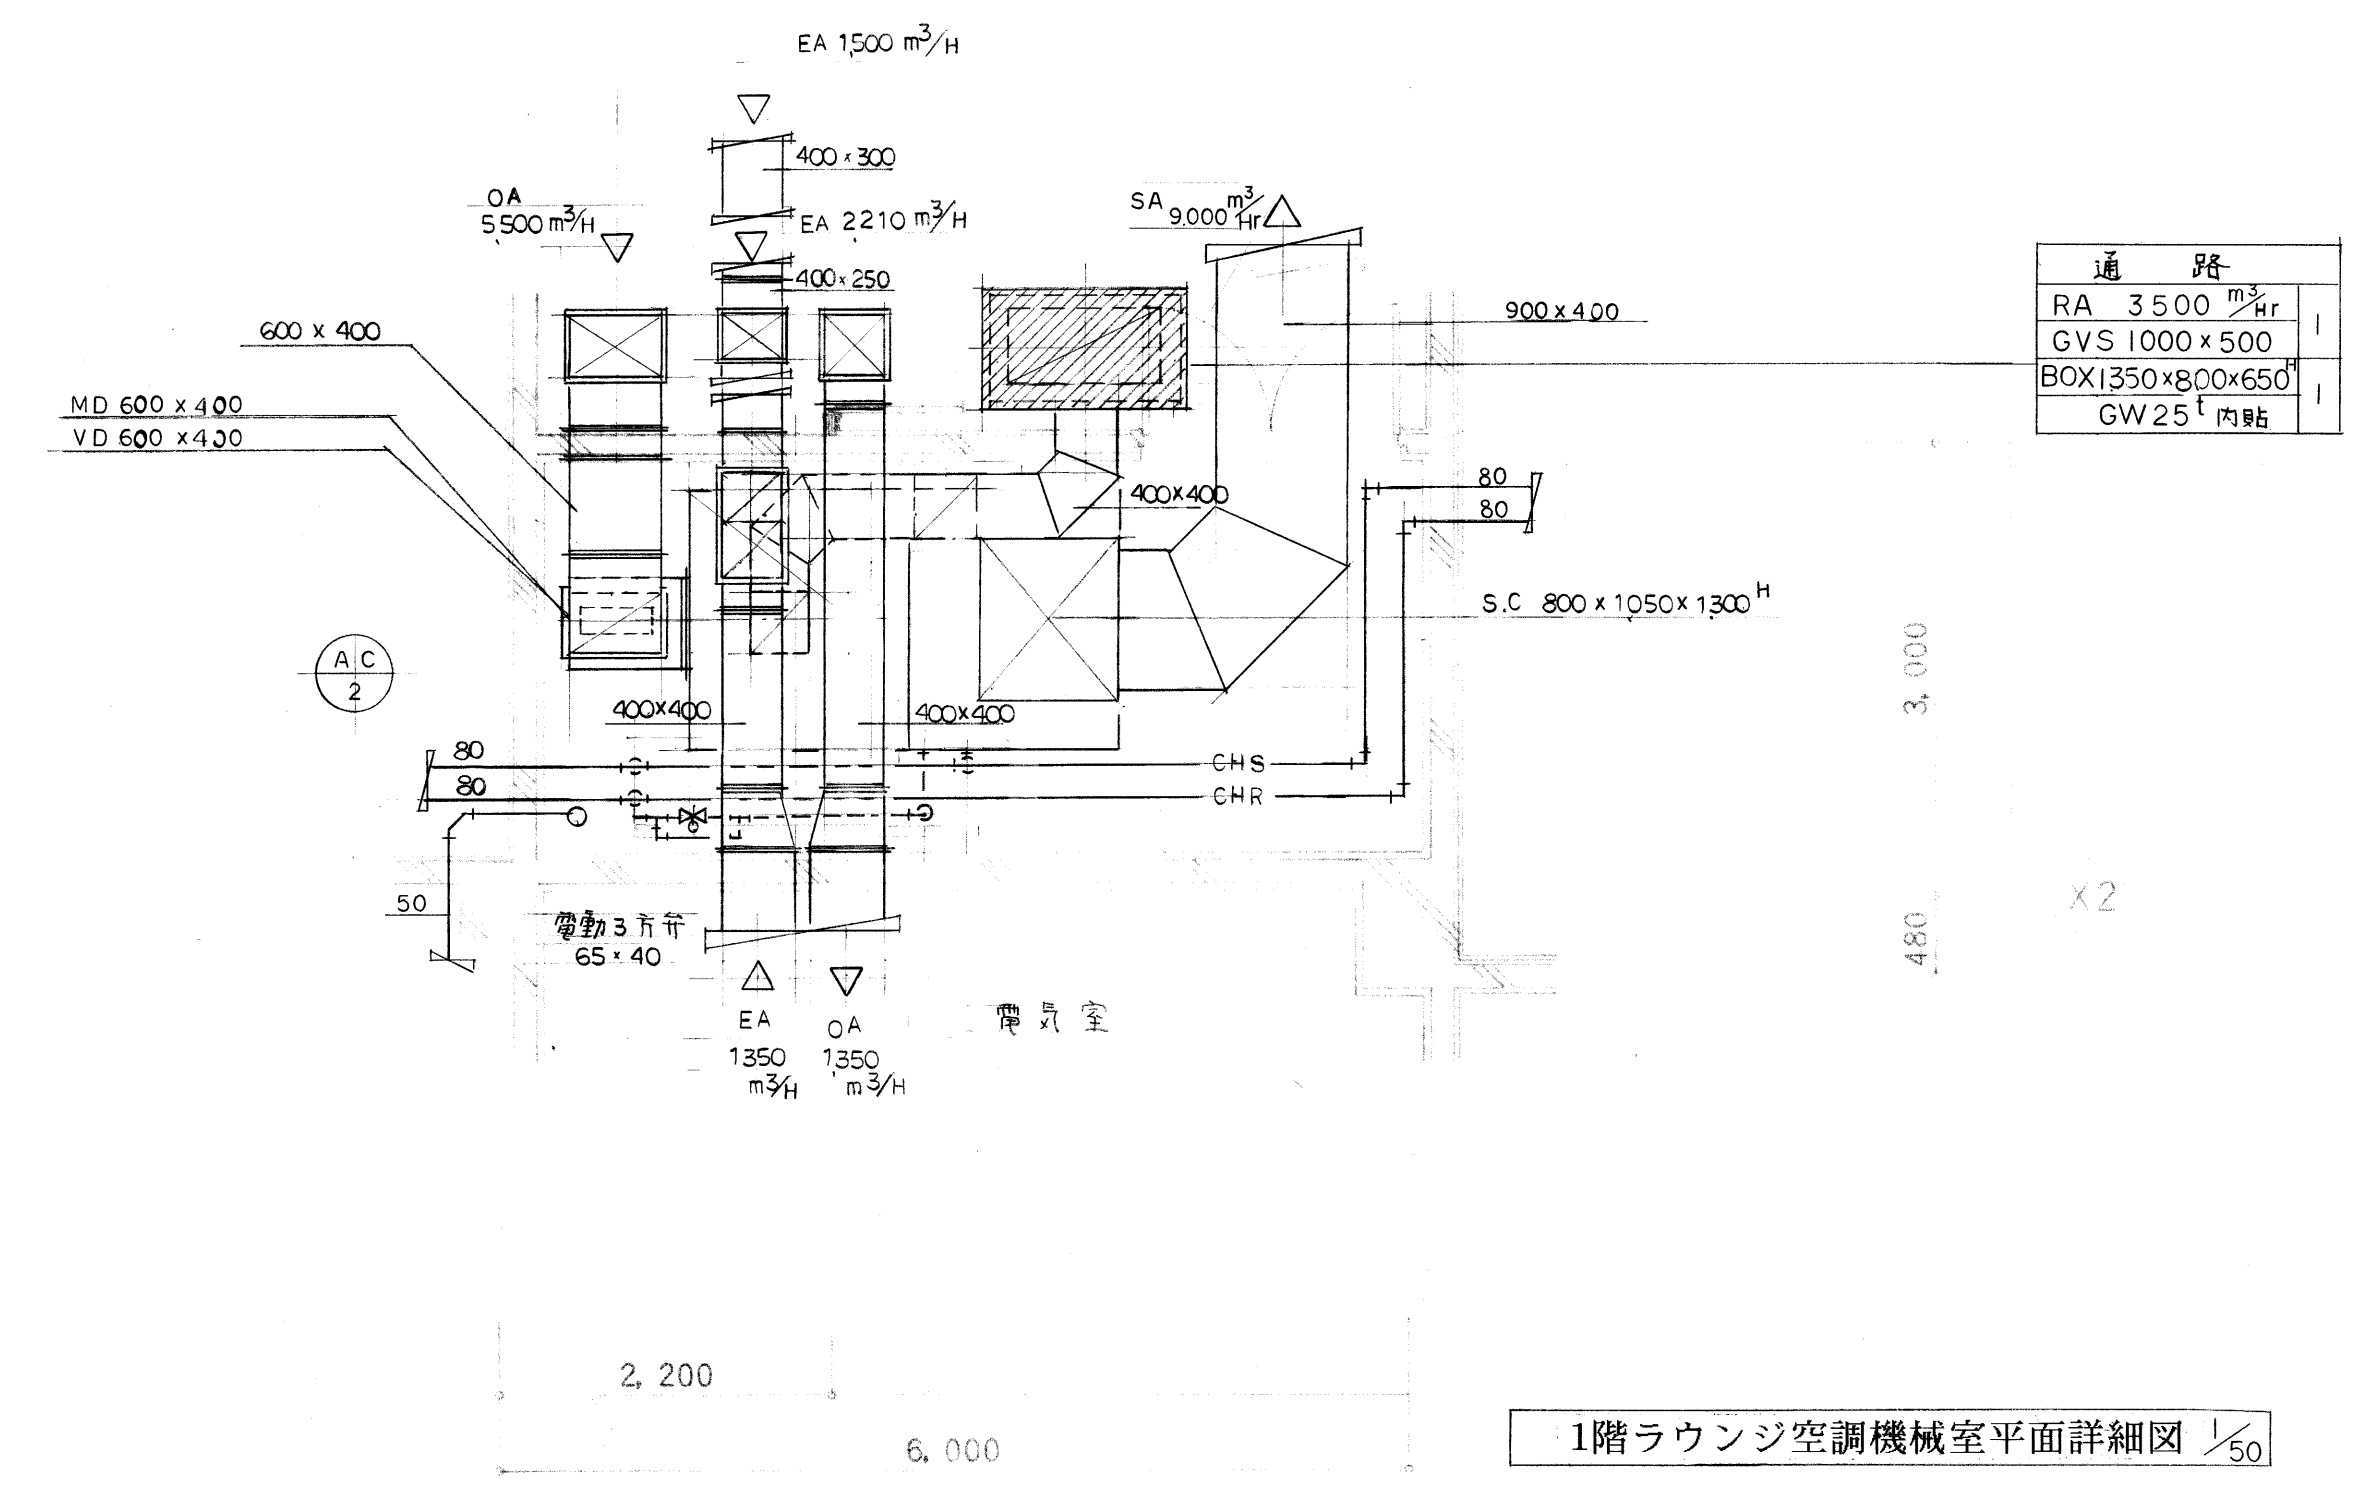





1階ラウンジ空調機械室平面詳細図 1/50

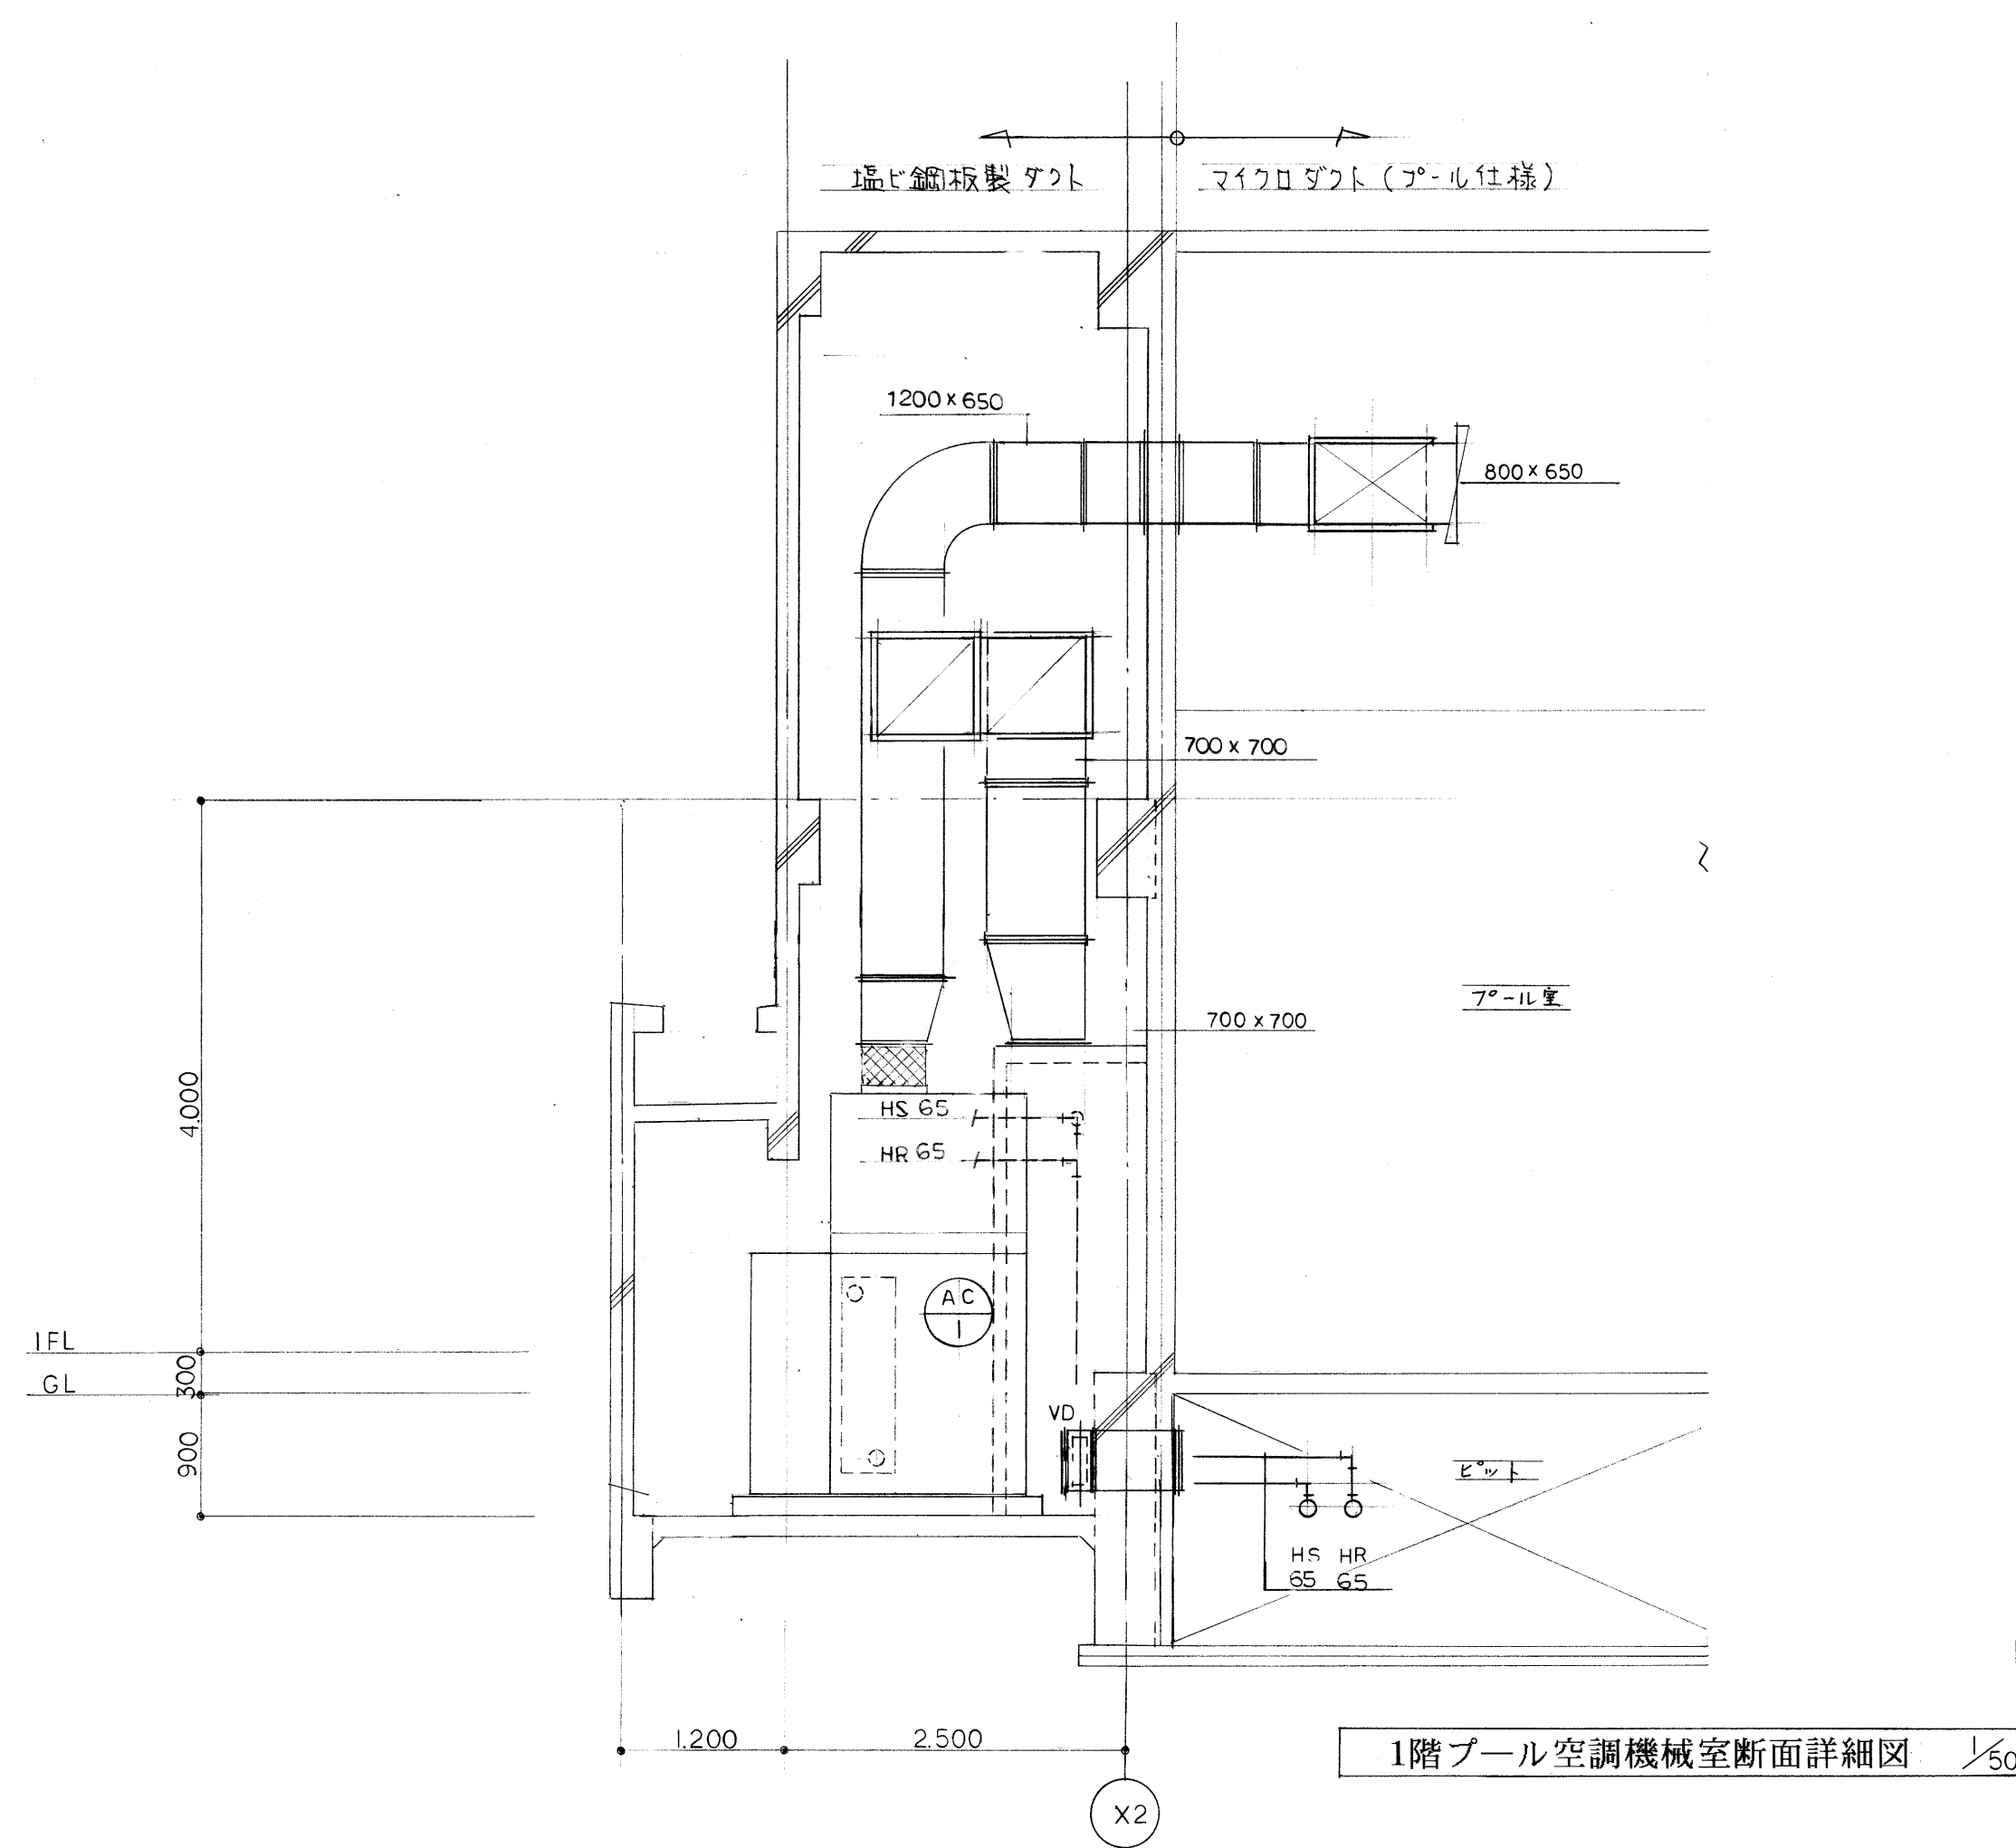


1階プール空調機械室断面詳細図 1/50

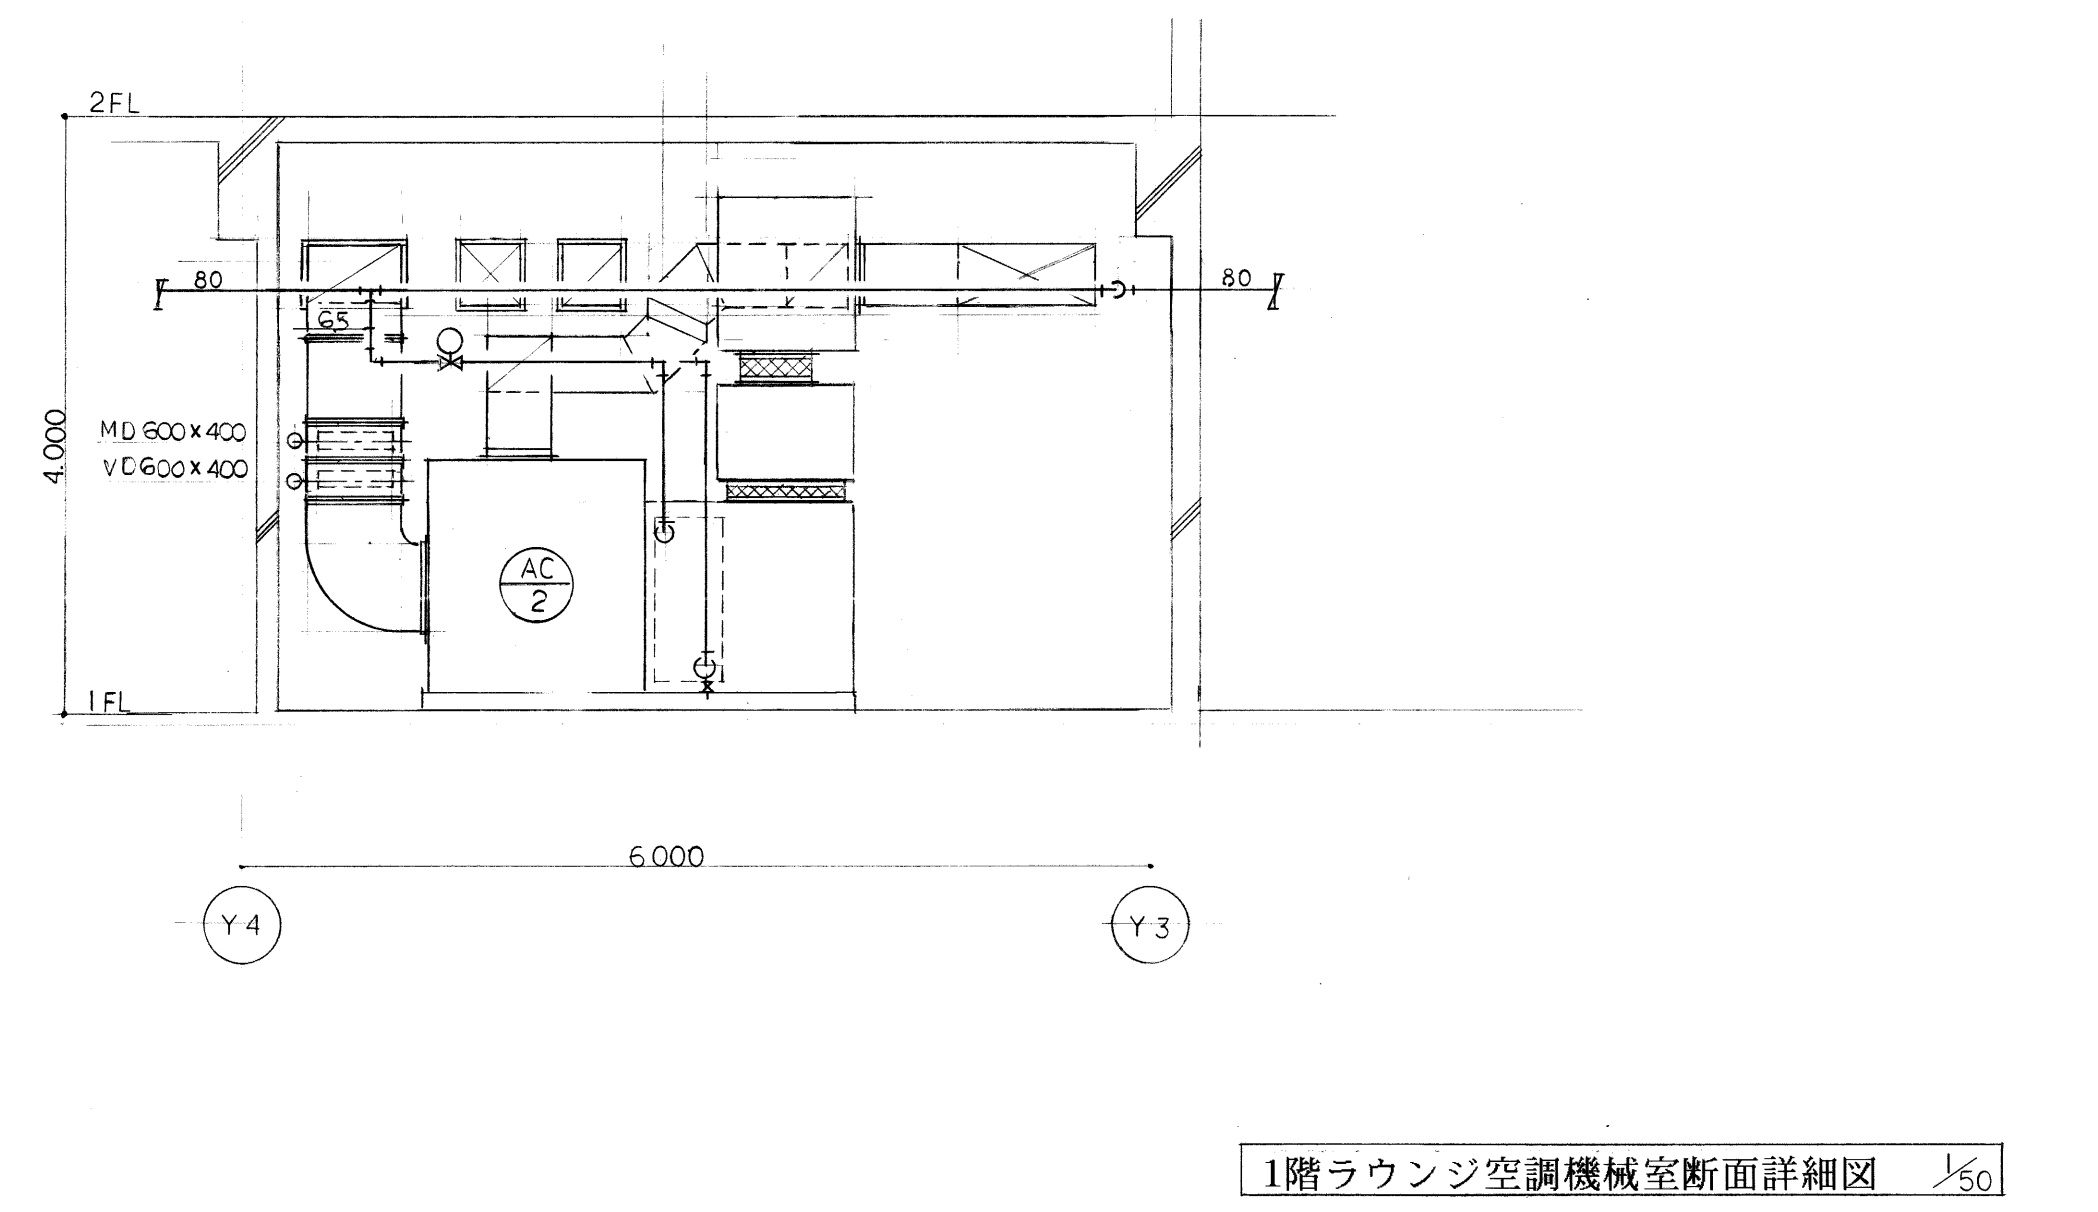

1階ラウンジ空調機械室断面詳細図 1/50

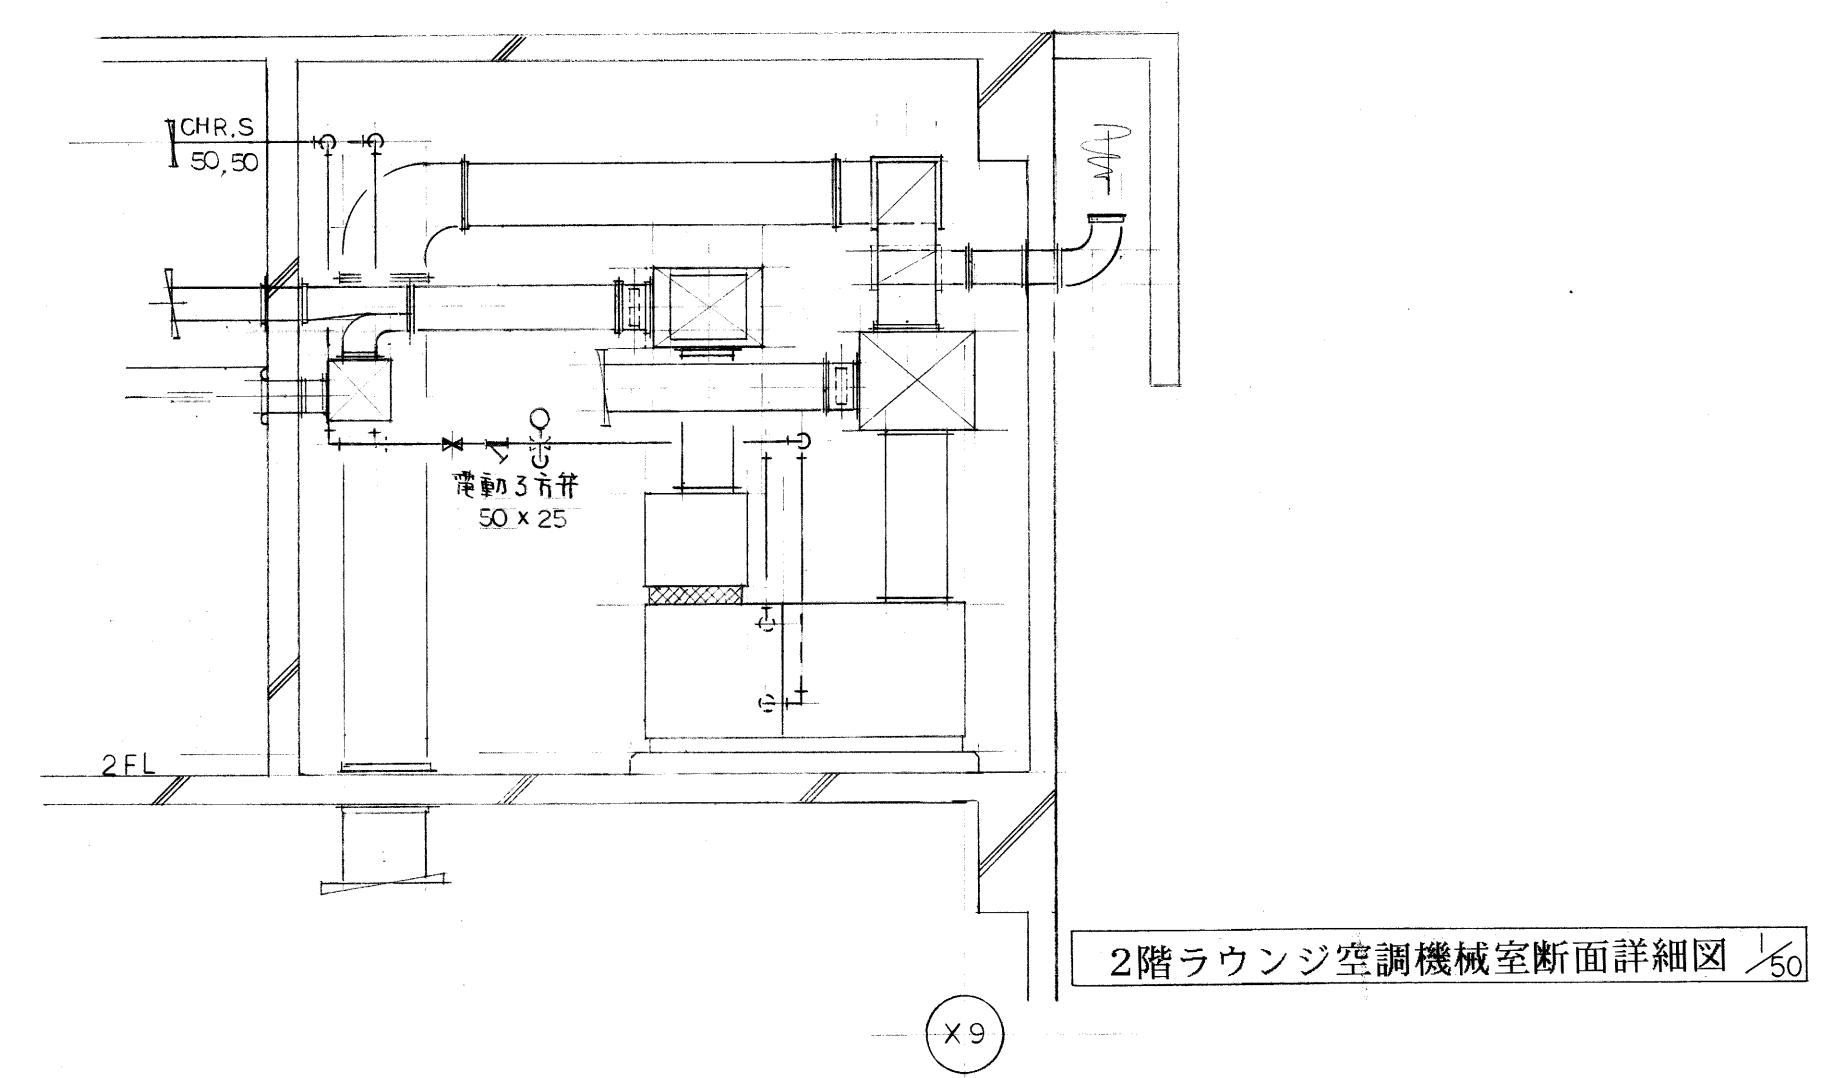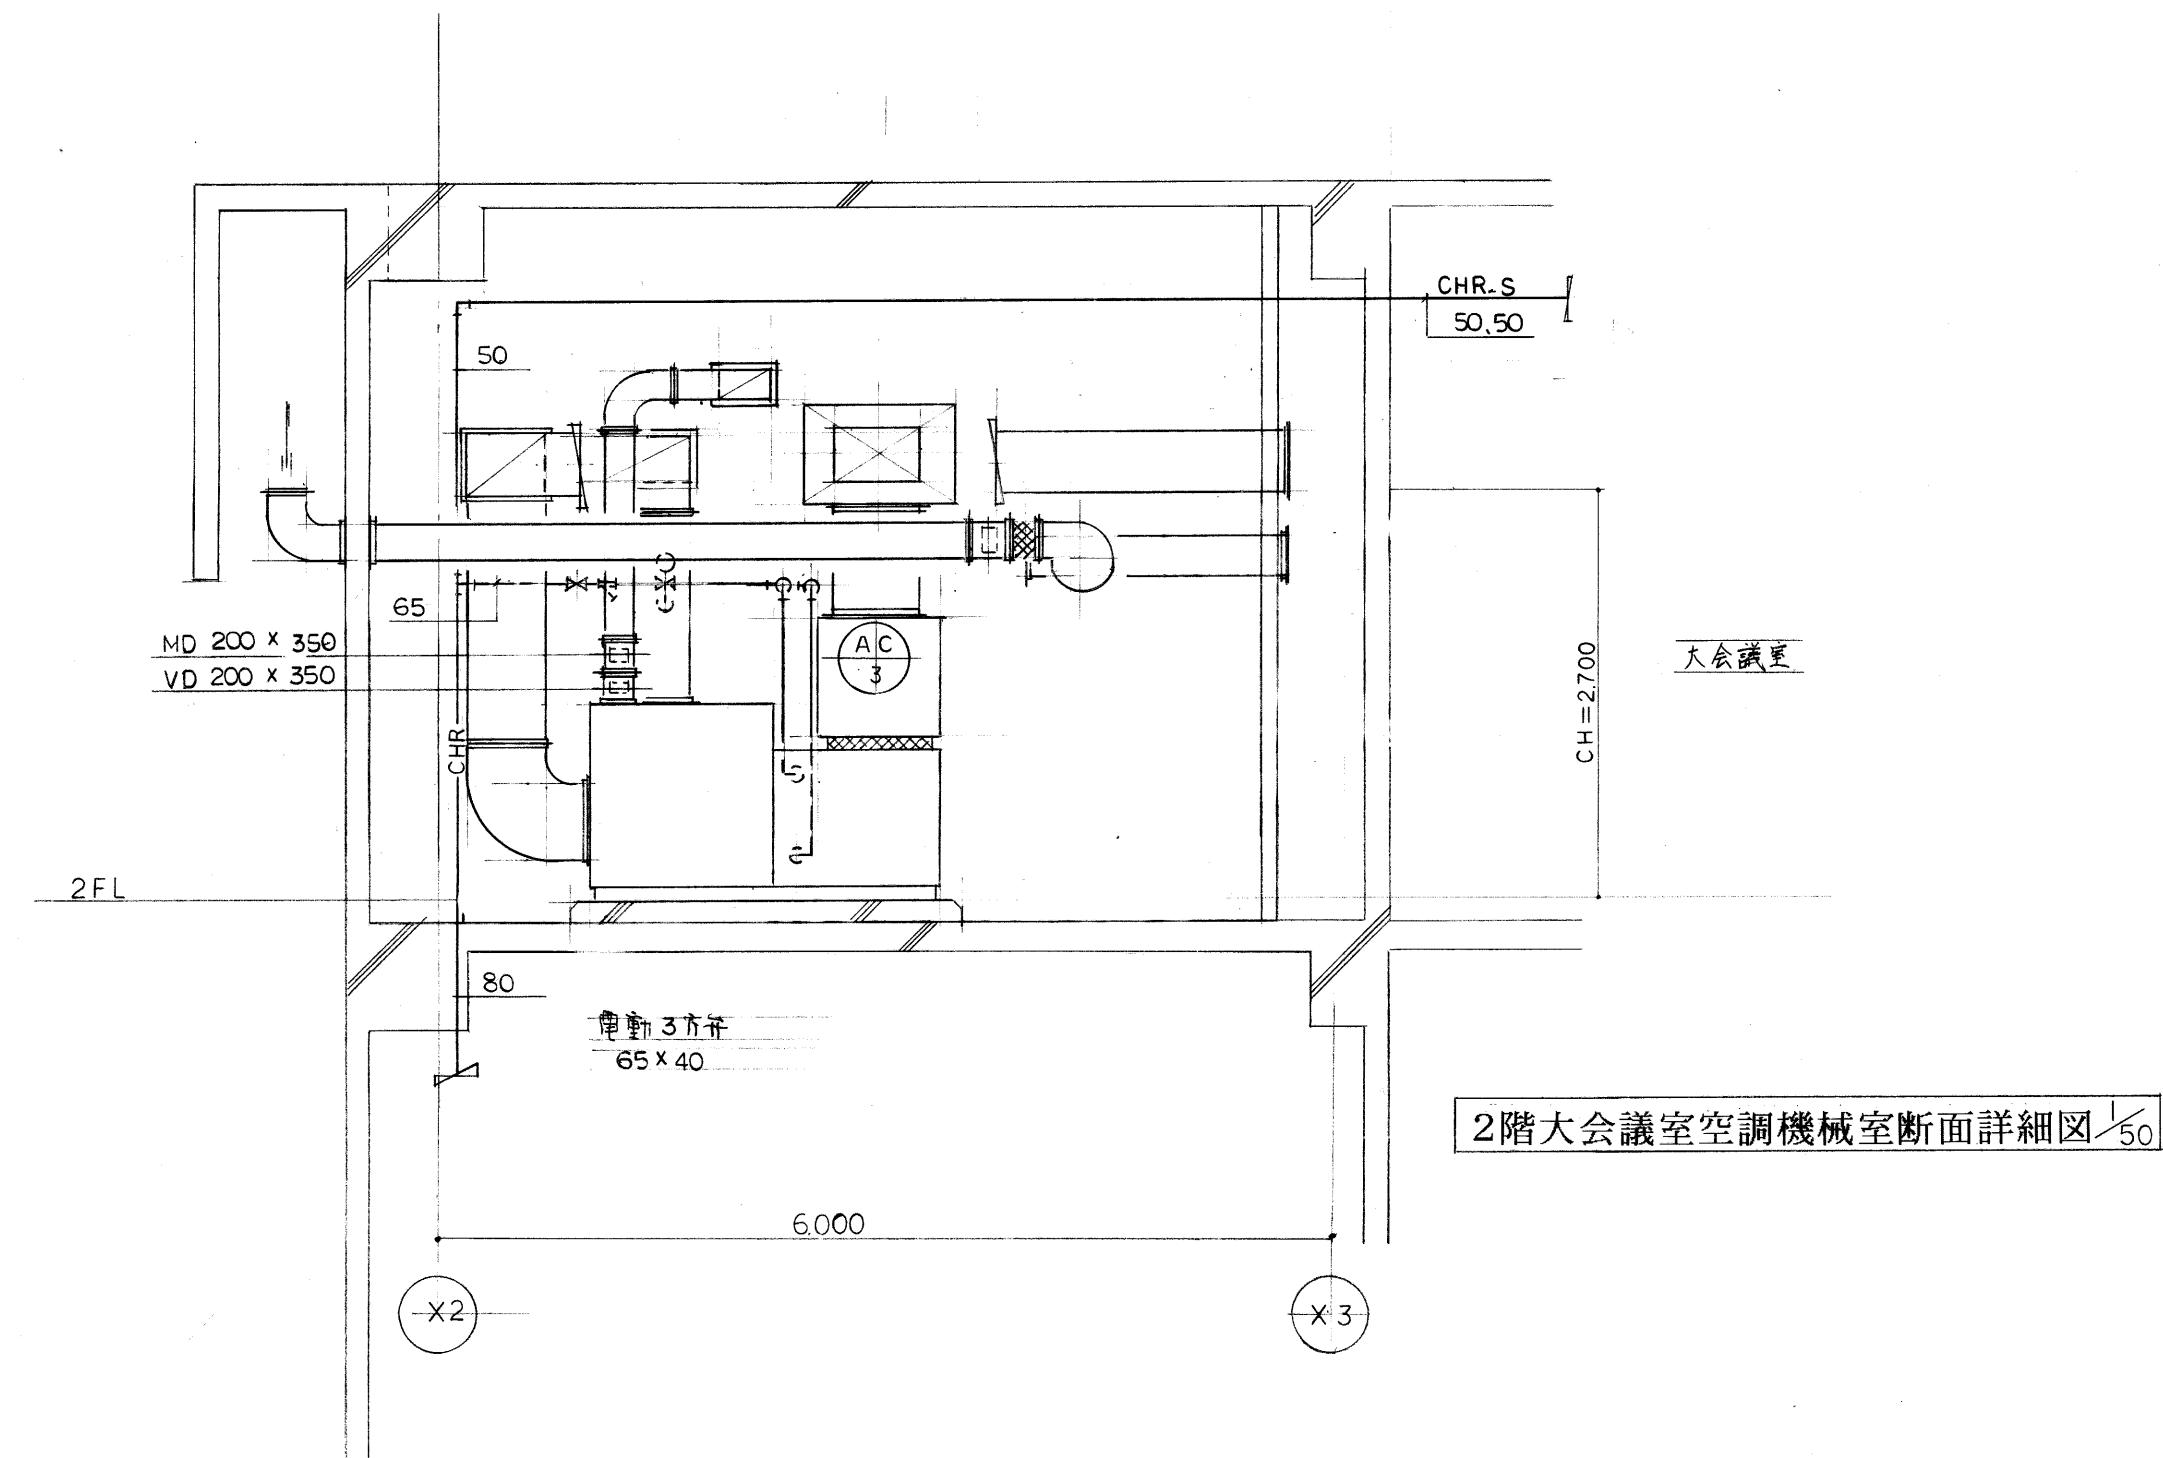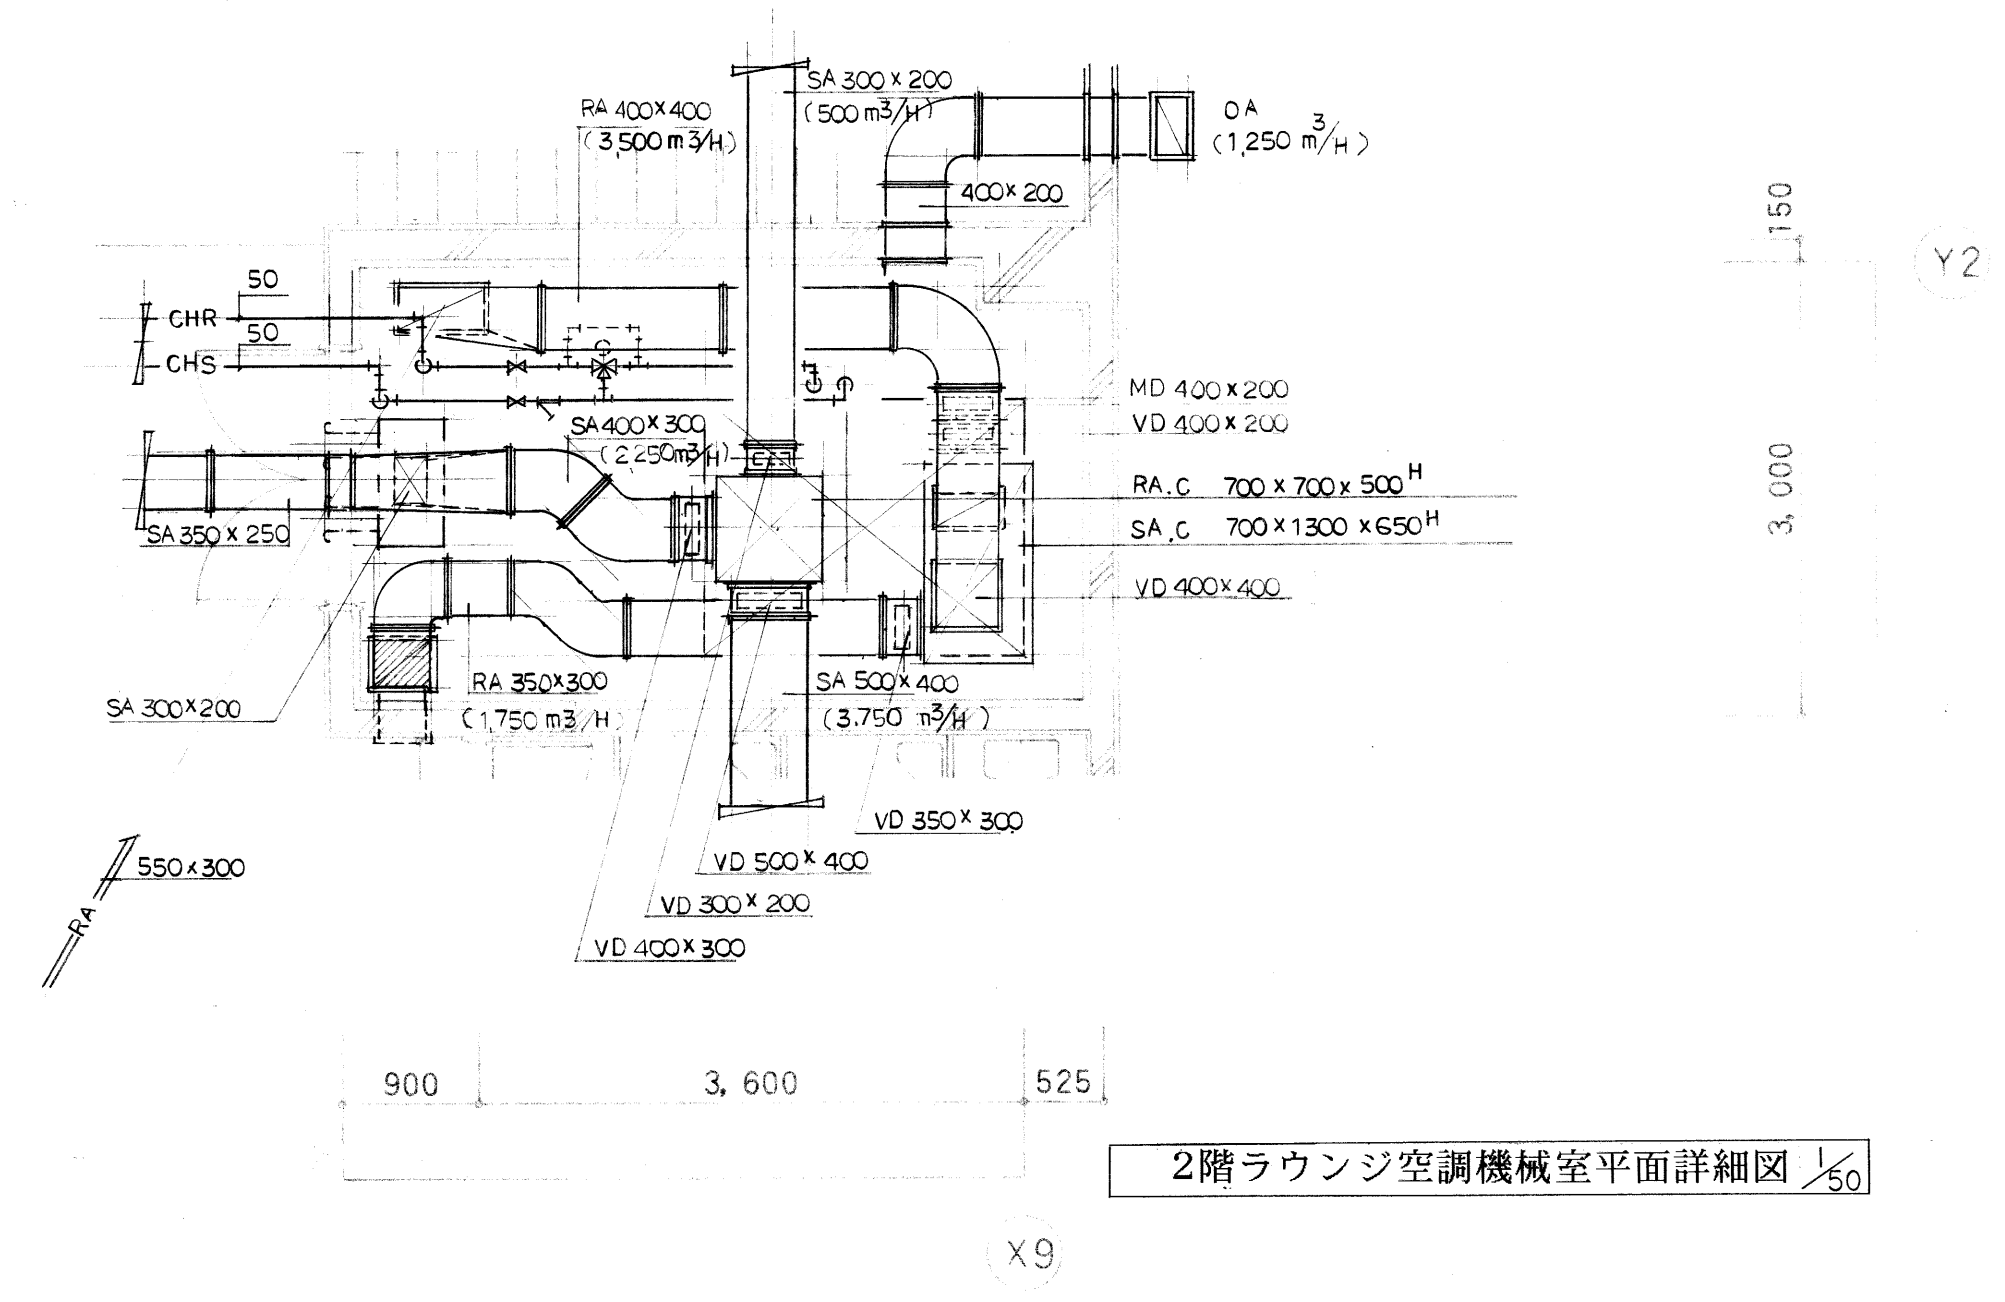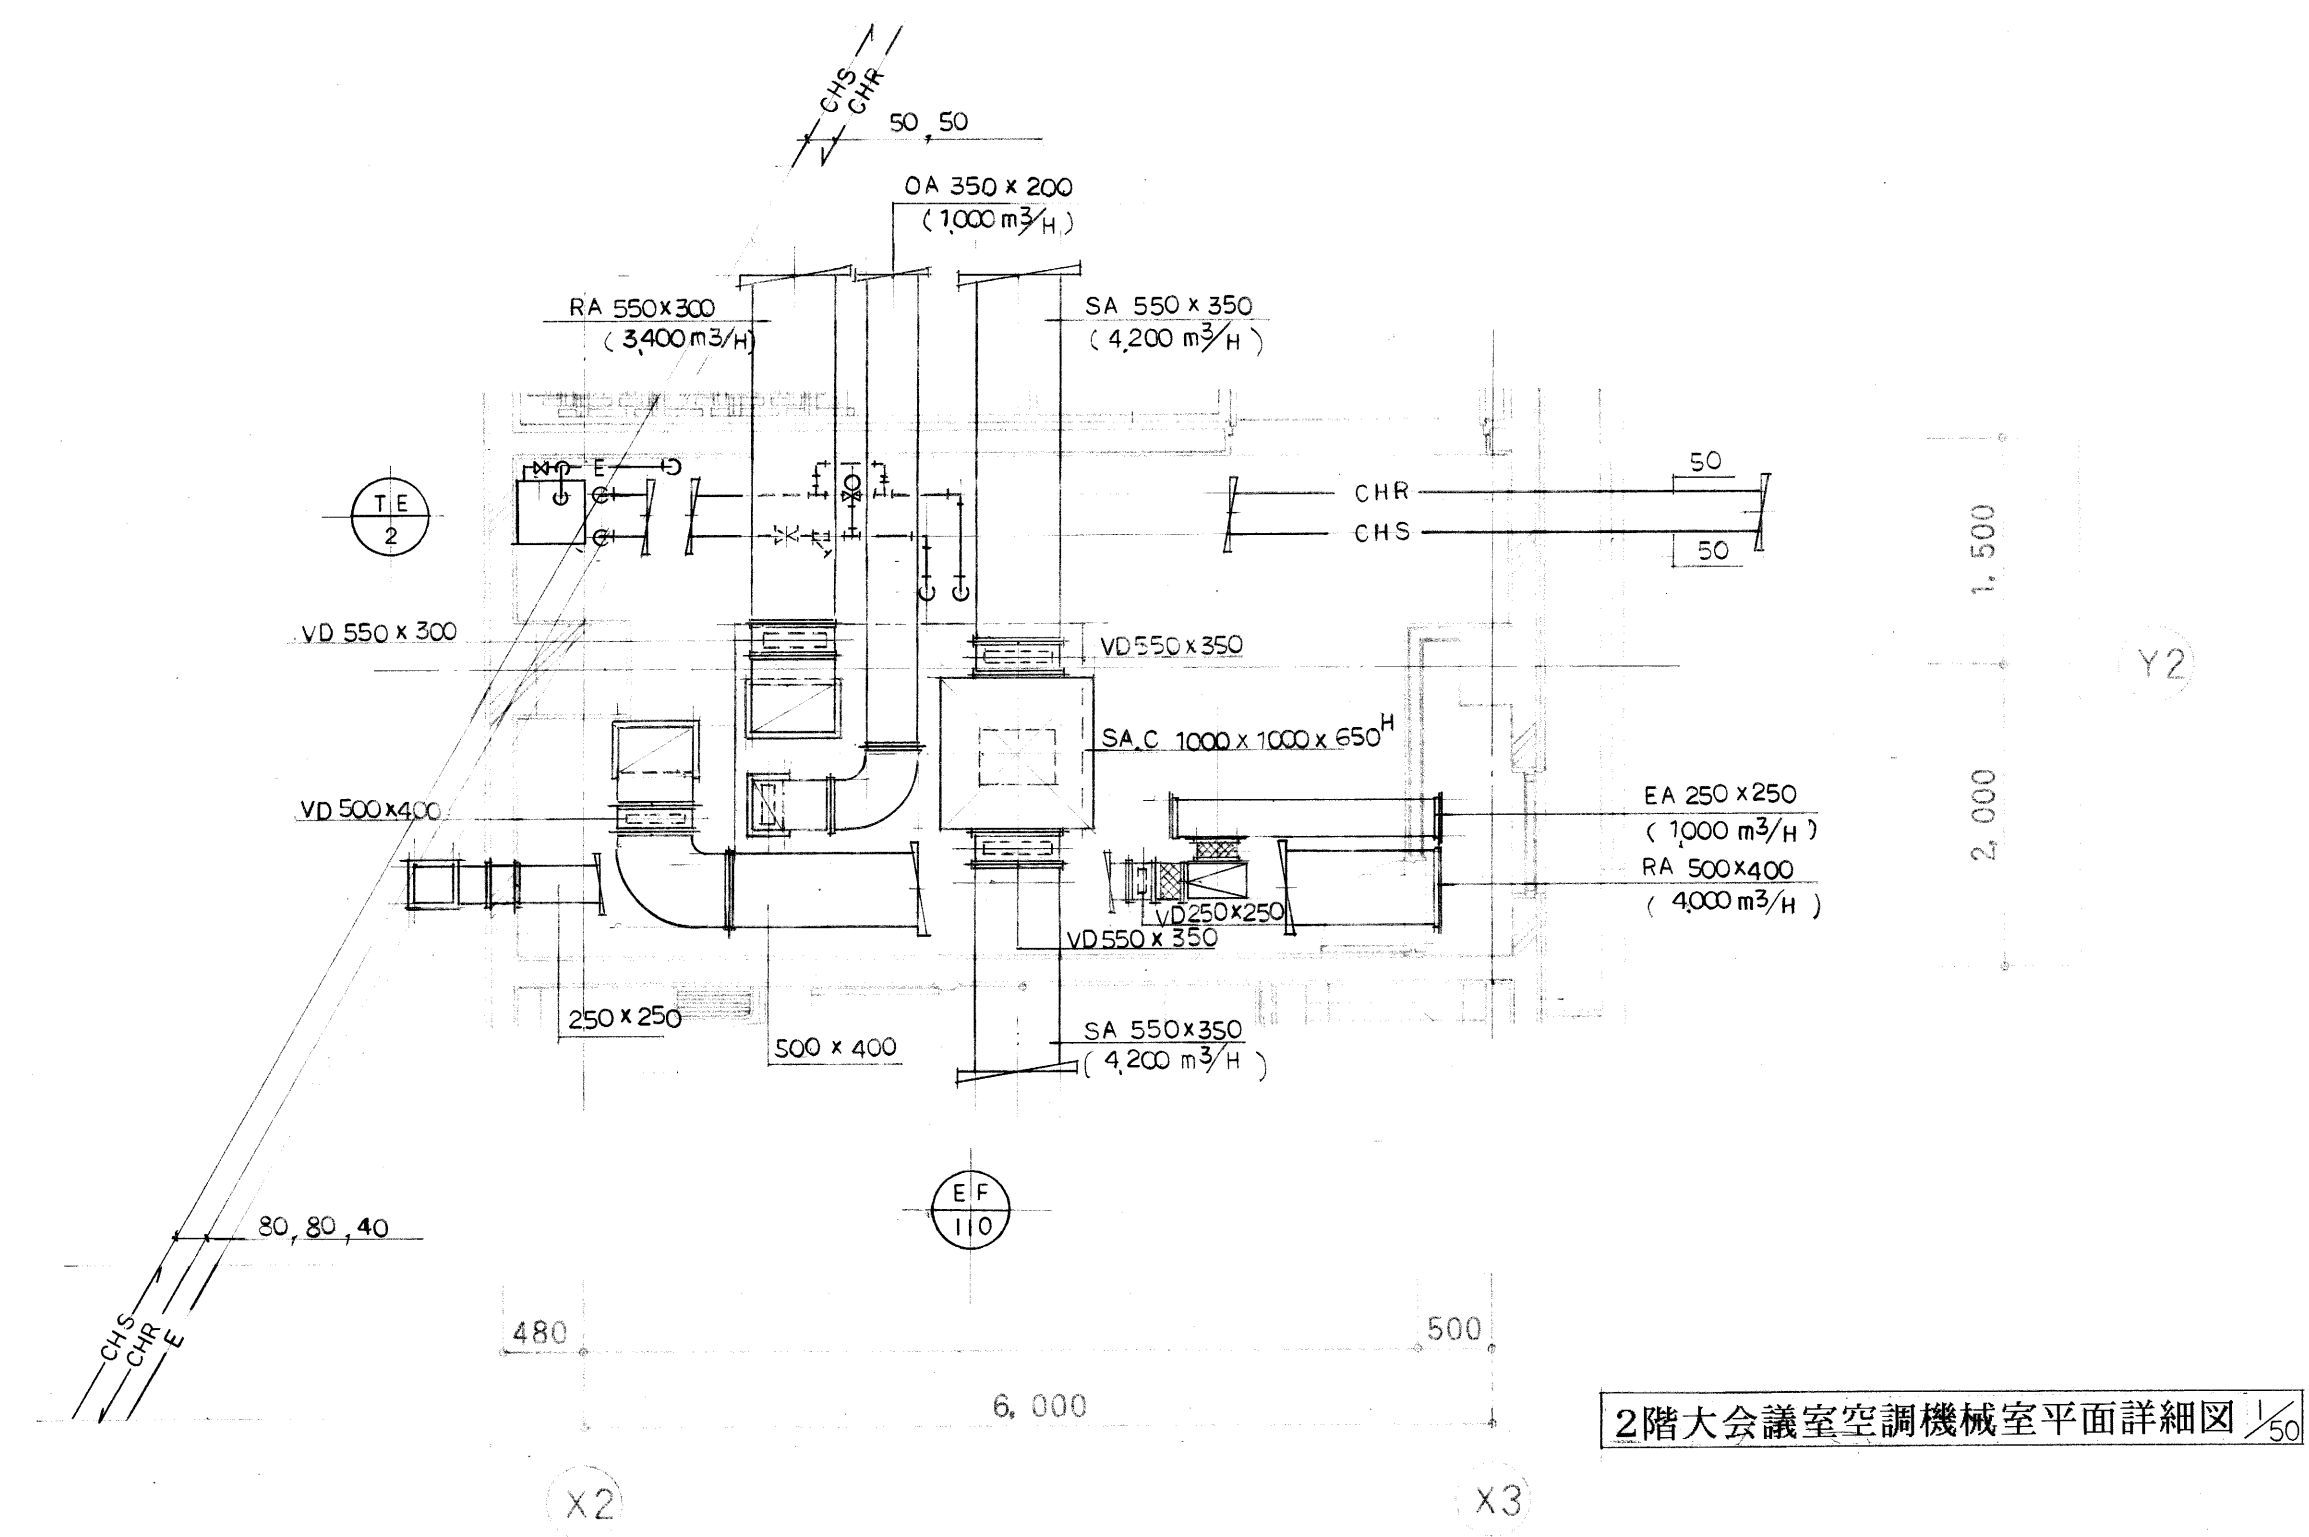

設計番号 PROJECT.NO.		工事名称 TITLE	温水プール建設機械設備工事	日付 DATE	
			機械室詳細図 (NO2)	縮尺 SCALE	1/50

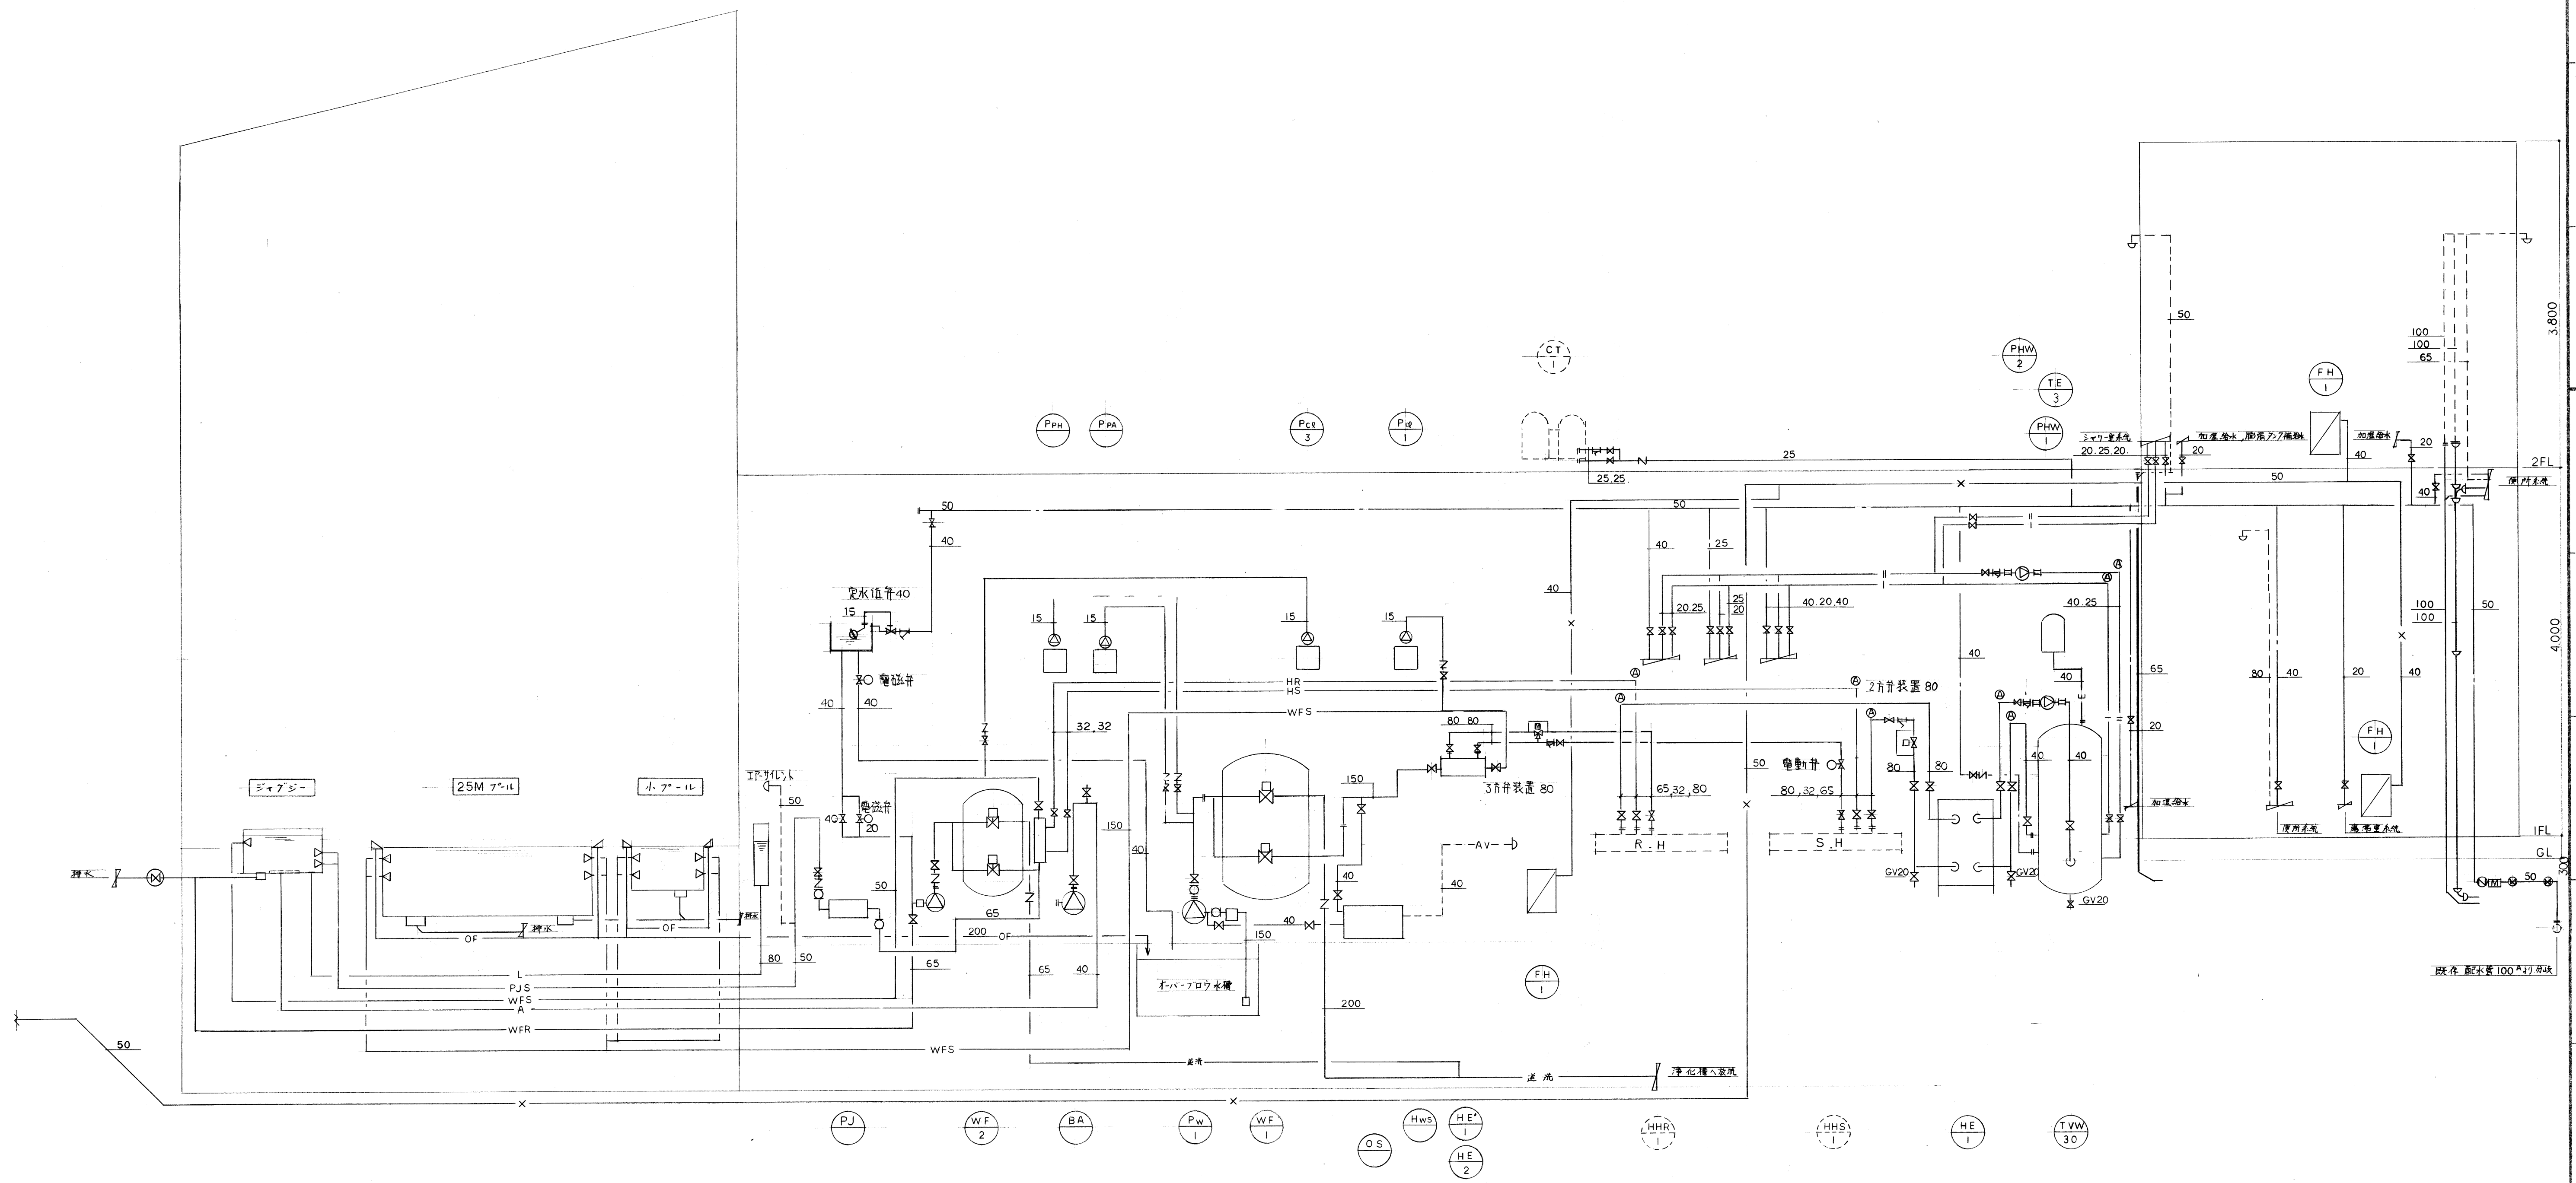

系統図(衛生)

設計番号 PROJECT NO.	工務名称 TITLE	温水プール建設機械設備工事	日付 DATE
		系統図(衛生)	縮尺 SCALE

