



耳納市民センター 既設配置図

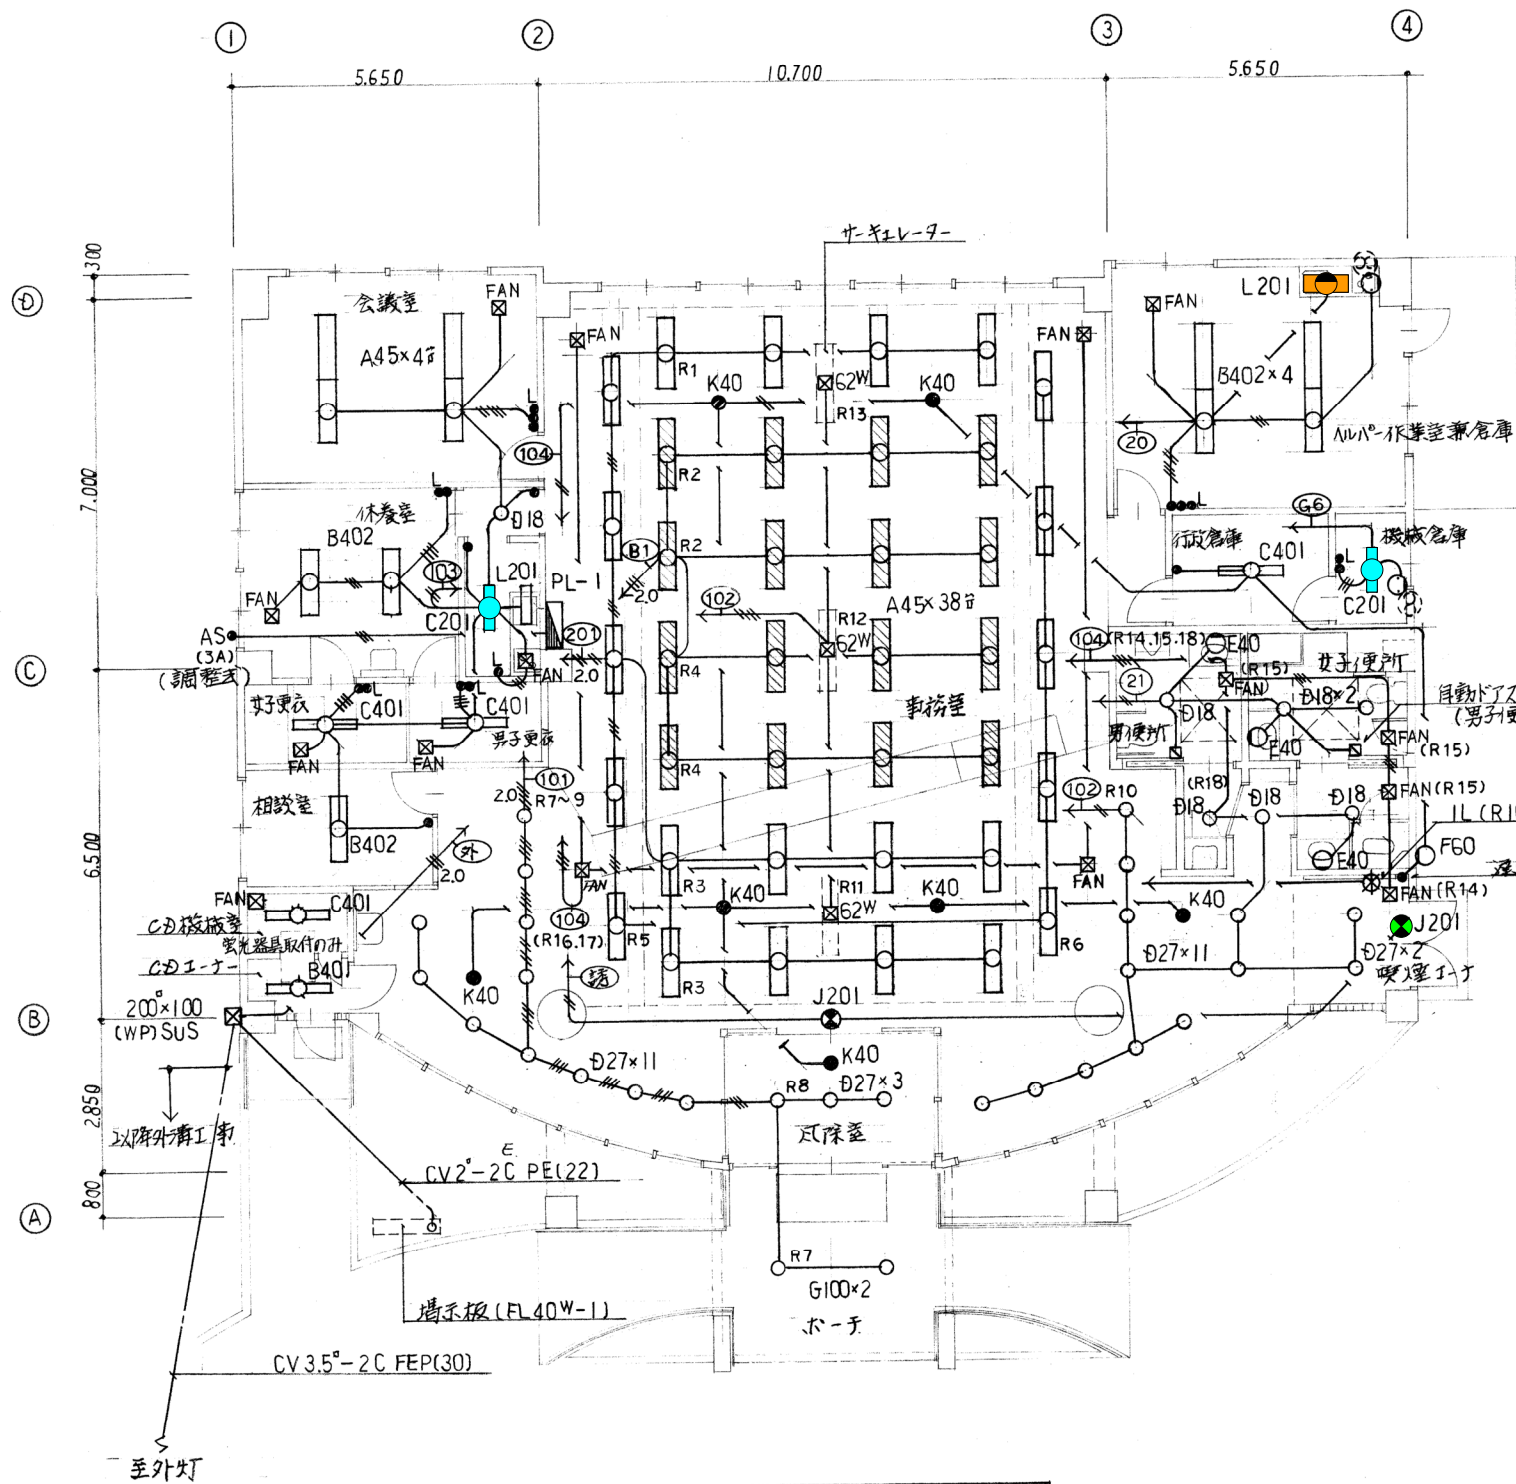

1階平面図 1/100

凡例 特記配線下記スル。

記号	配線	保護管(止、止下のり)
	VVF 20 - 2C	PF (16)
	" 20 - 3C	" (22)
	" 20 - 2C x 2	" (22)
	" 1.6 - 2C	" (16)
	" 1.6 - 3C	" "
	" 1.6 - 2C x 2	" (22)
	" 1.6 - 3C + 2C	" "

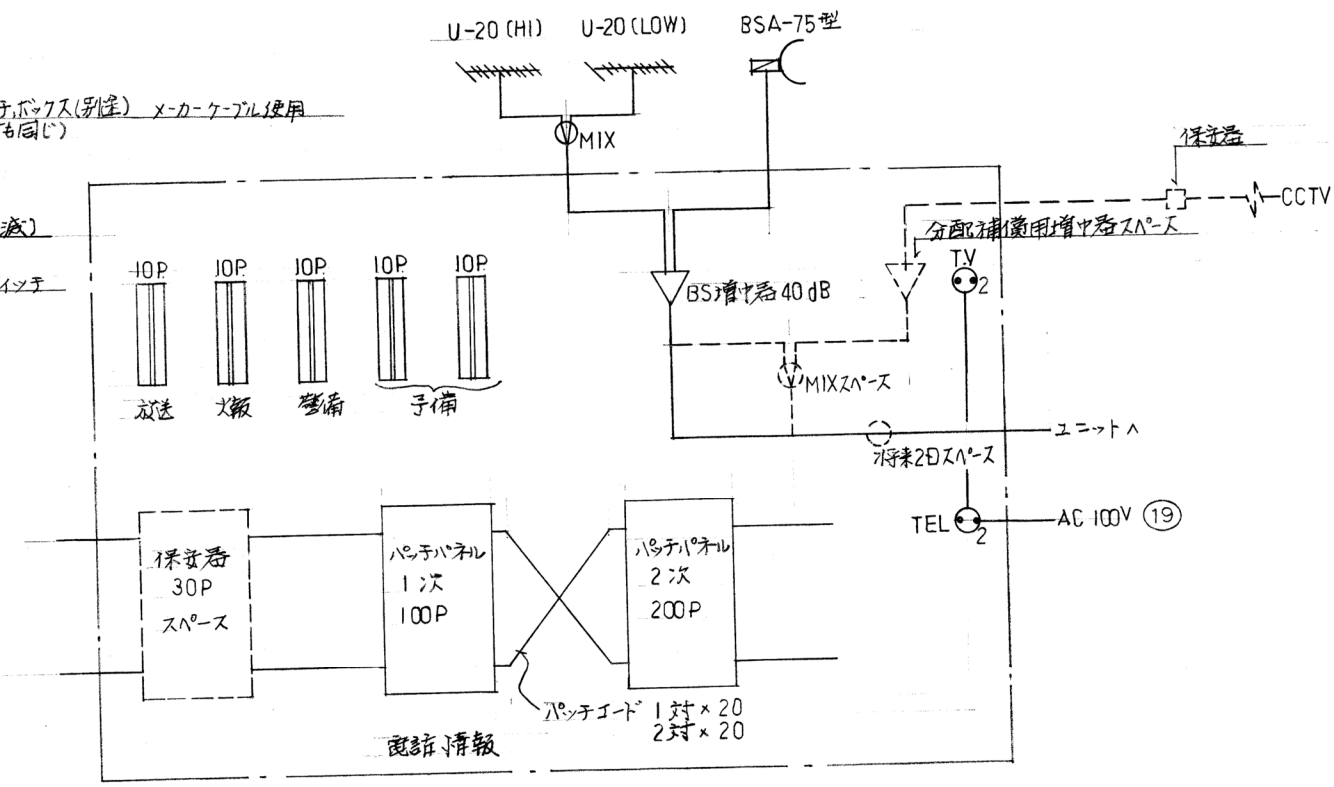

PL-1 端子盤内配線 ※ 総合情報配線システムは専門業者施工。 93. 6.

- C201 FL20W x 1逆富士形 2台
- L201 FL20W x 1流し元灯 1台
- J201 FL20W x 1避難口誘導灯 壁直付 1台

記	月 日	事務所登録 福岡県知事登録 第1-54962号	設計年月日	設計	検図	承認印	工事名称	設計番号
事	.	Σ1級建築士事務所	縮尺	製図	担当	承認年月日	東部市民センター行政棟建設電気設備工事	図面番号
	.	1級建築士 第88237号 安松 充彦	1/100				図面名称	E-1/9
	.						電灯コンセント平面図	