
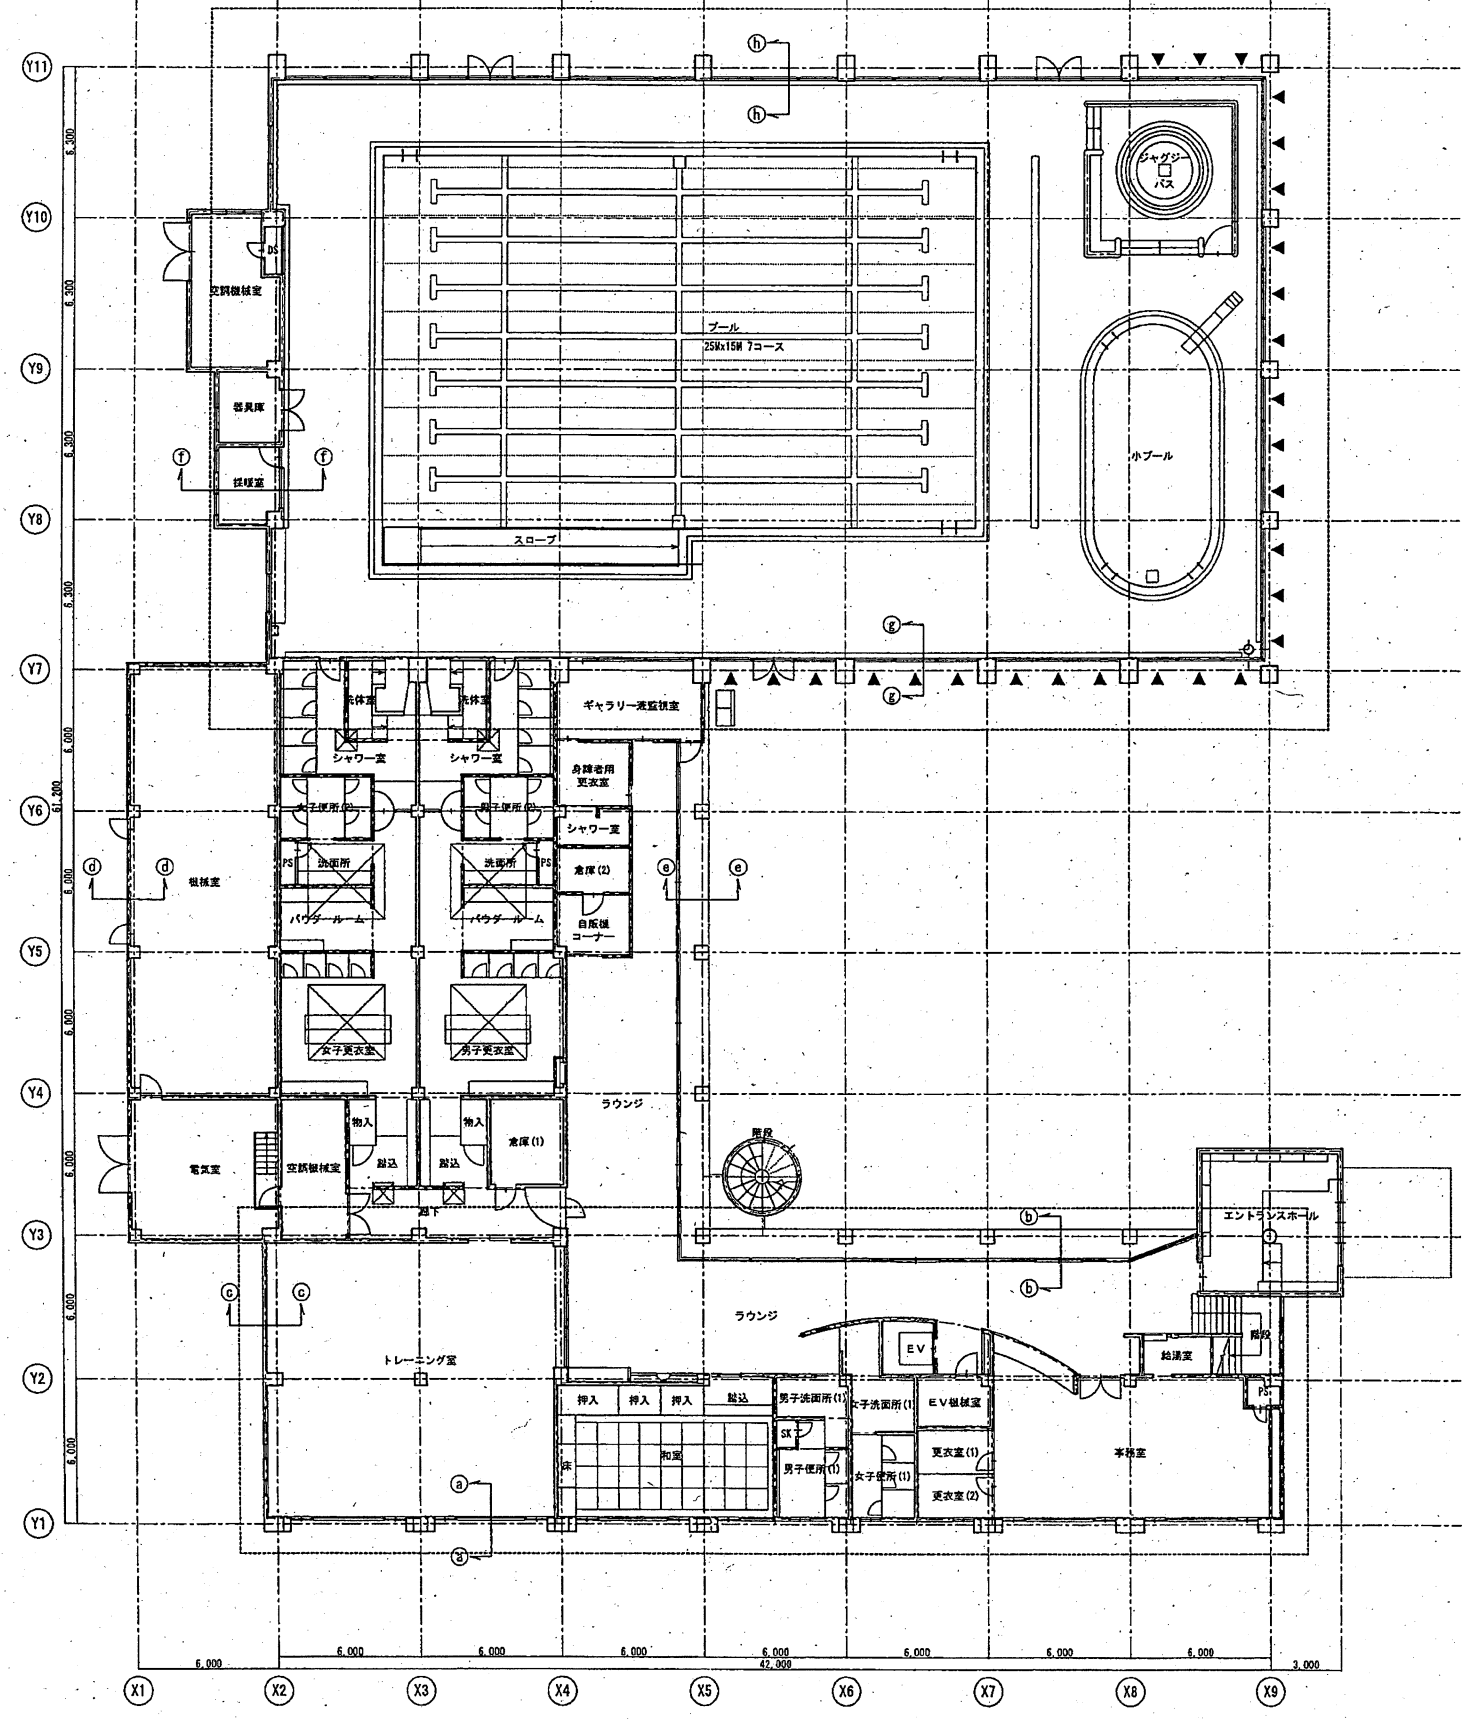


凡例
▲ : カンパイル水切交換位置
27箇所

1 階平面図 S=1:150

特記事項	久留米市 都市建設部建築課	工事名 市民温水プール外壁タイル外改修工事 図面名称 1 階平面図	設計年月日 H28. 09 図面番号 A-06
-------------	--------------------------	---	---

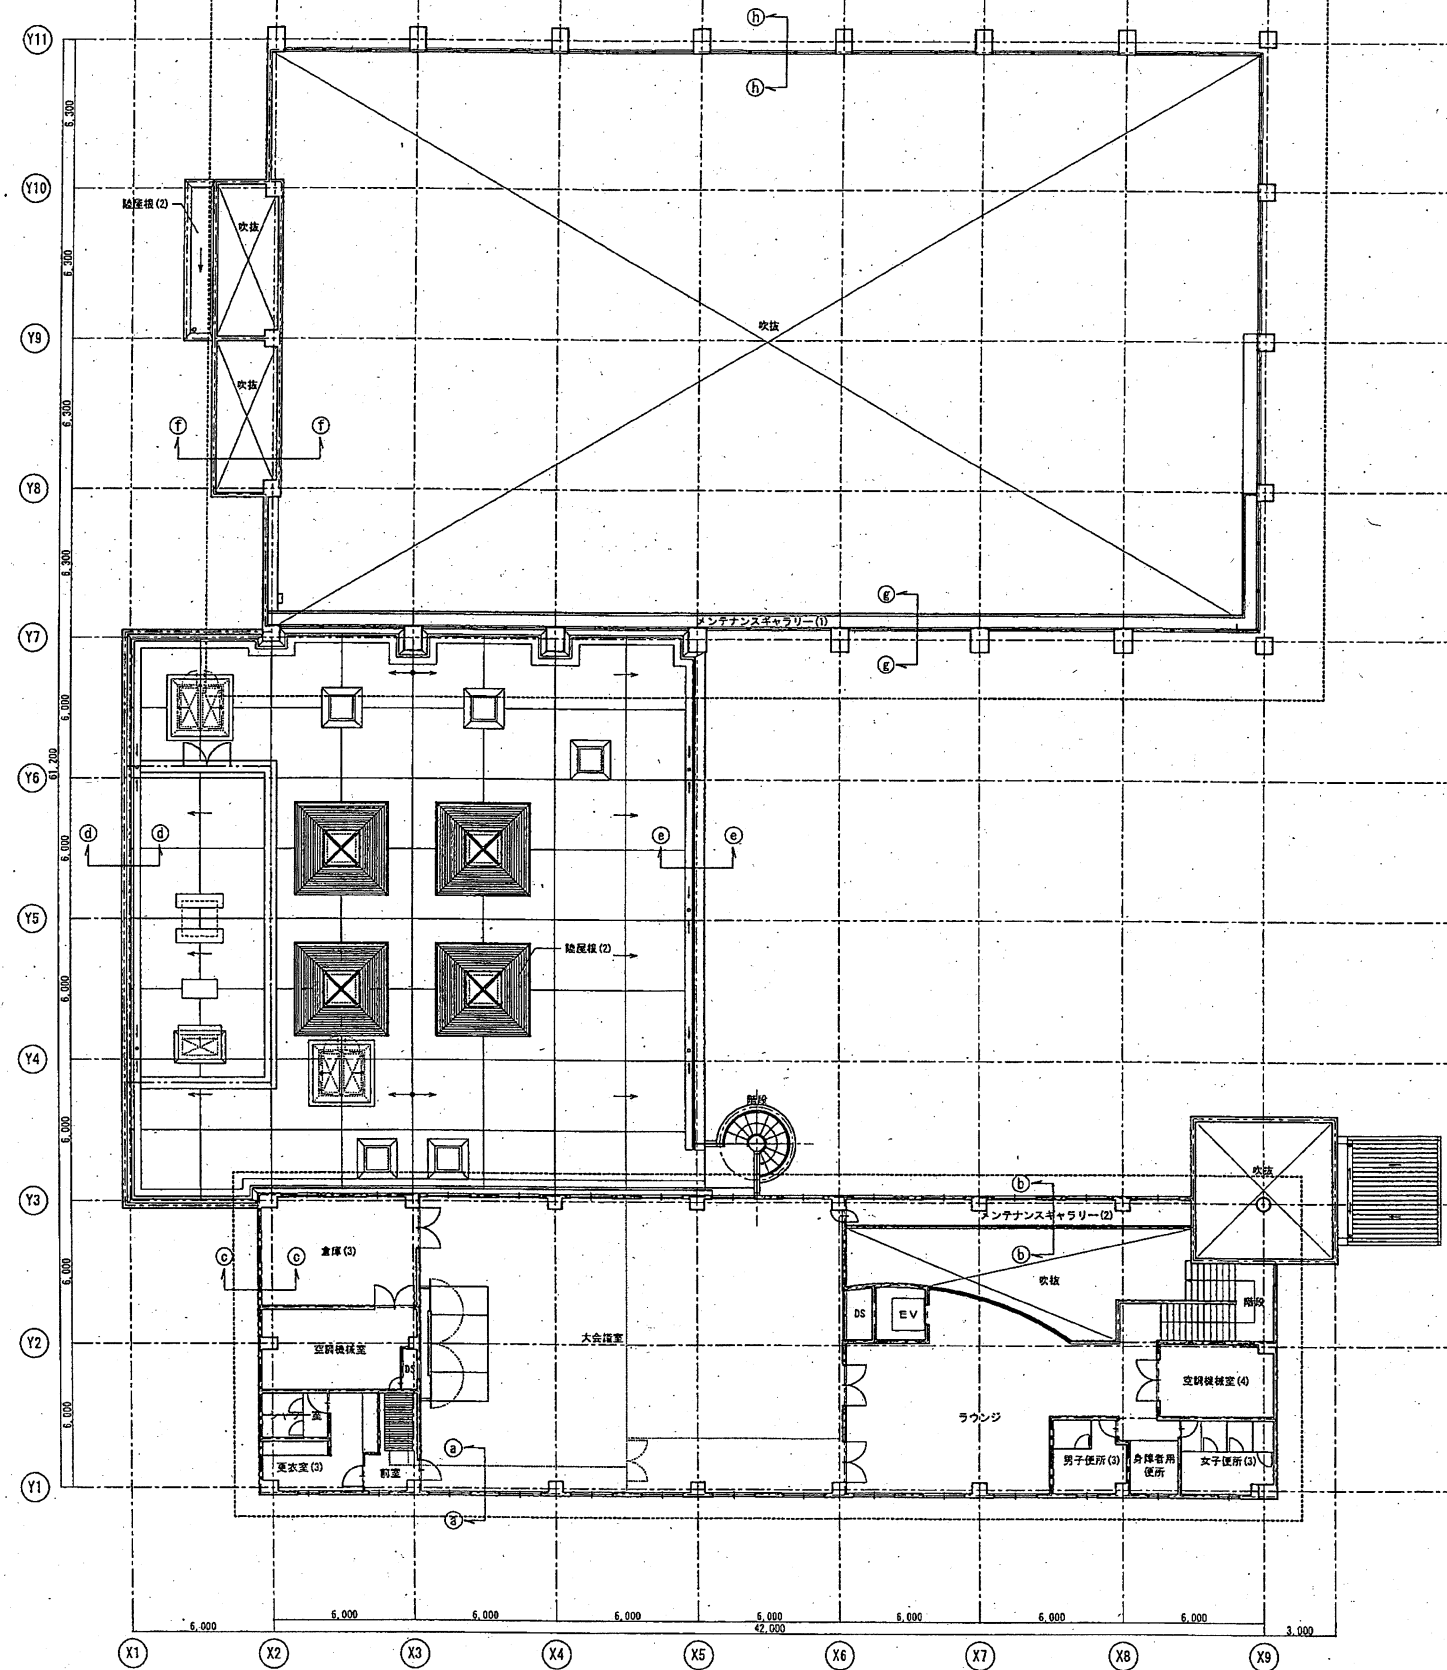

特記事項

久留米市
都市建設部建築課

工事名
市民温水プール外壁タイル外改修工事

設計年月日
H28.09

図面名称
2階平面図

縮尺
A1 S=1:150
A3 S=1:300

図面番号
A-07