


旧高良内埋立地 ポンプ井 位置図

平面図

縮尺 1:1000

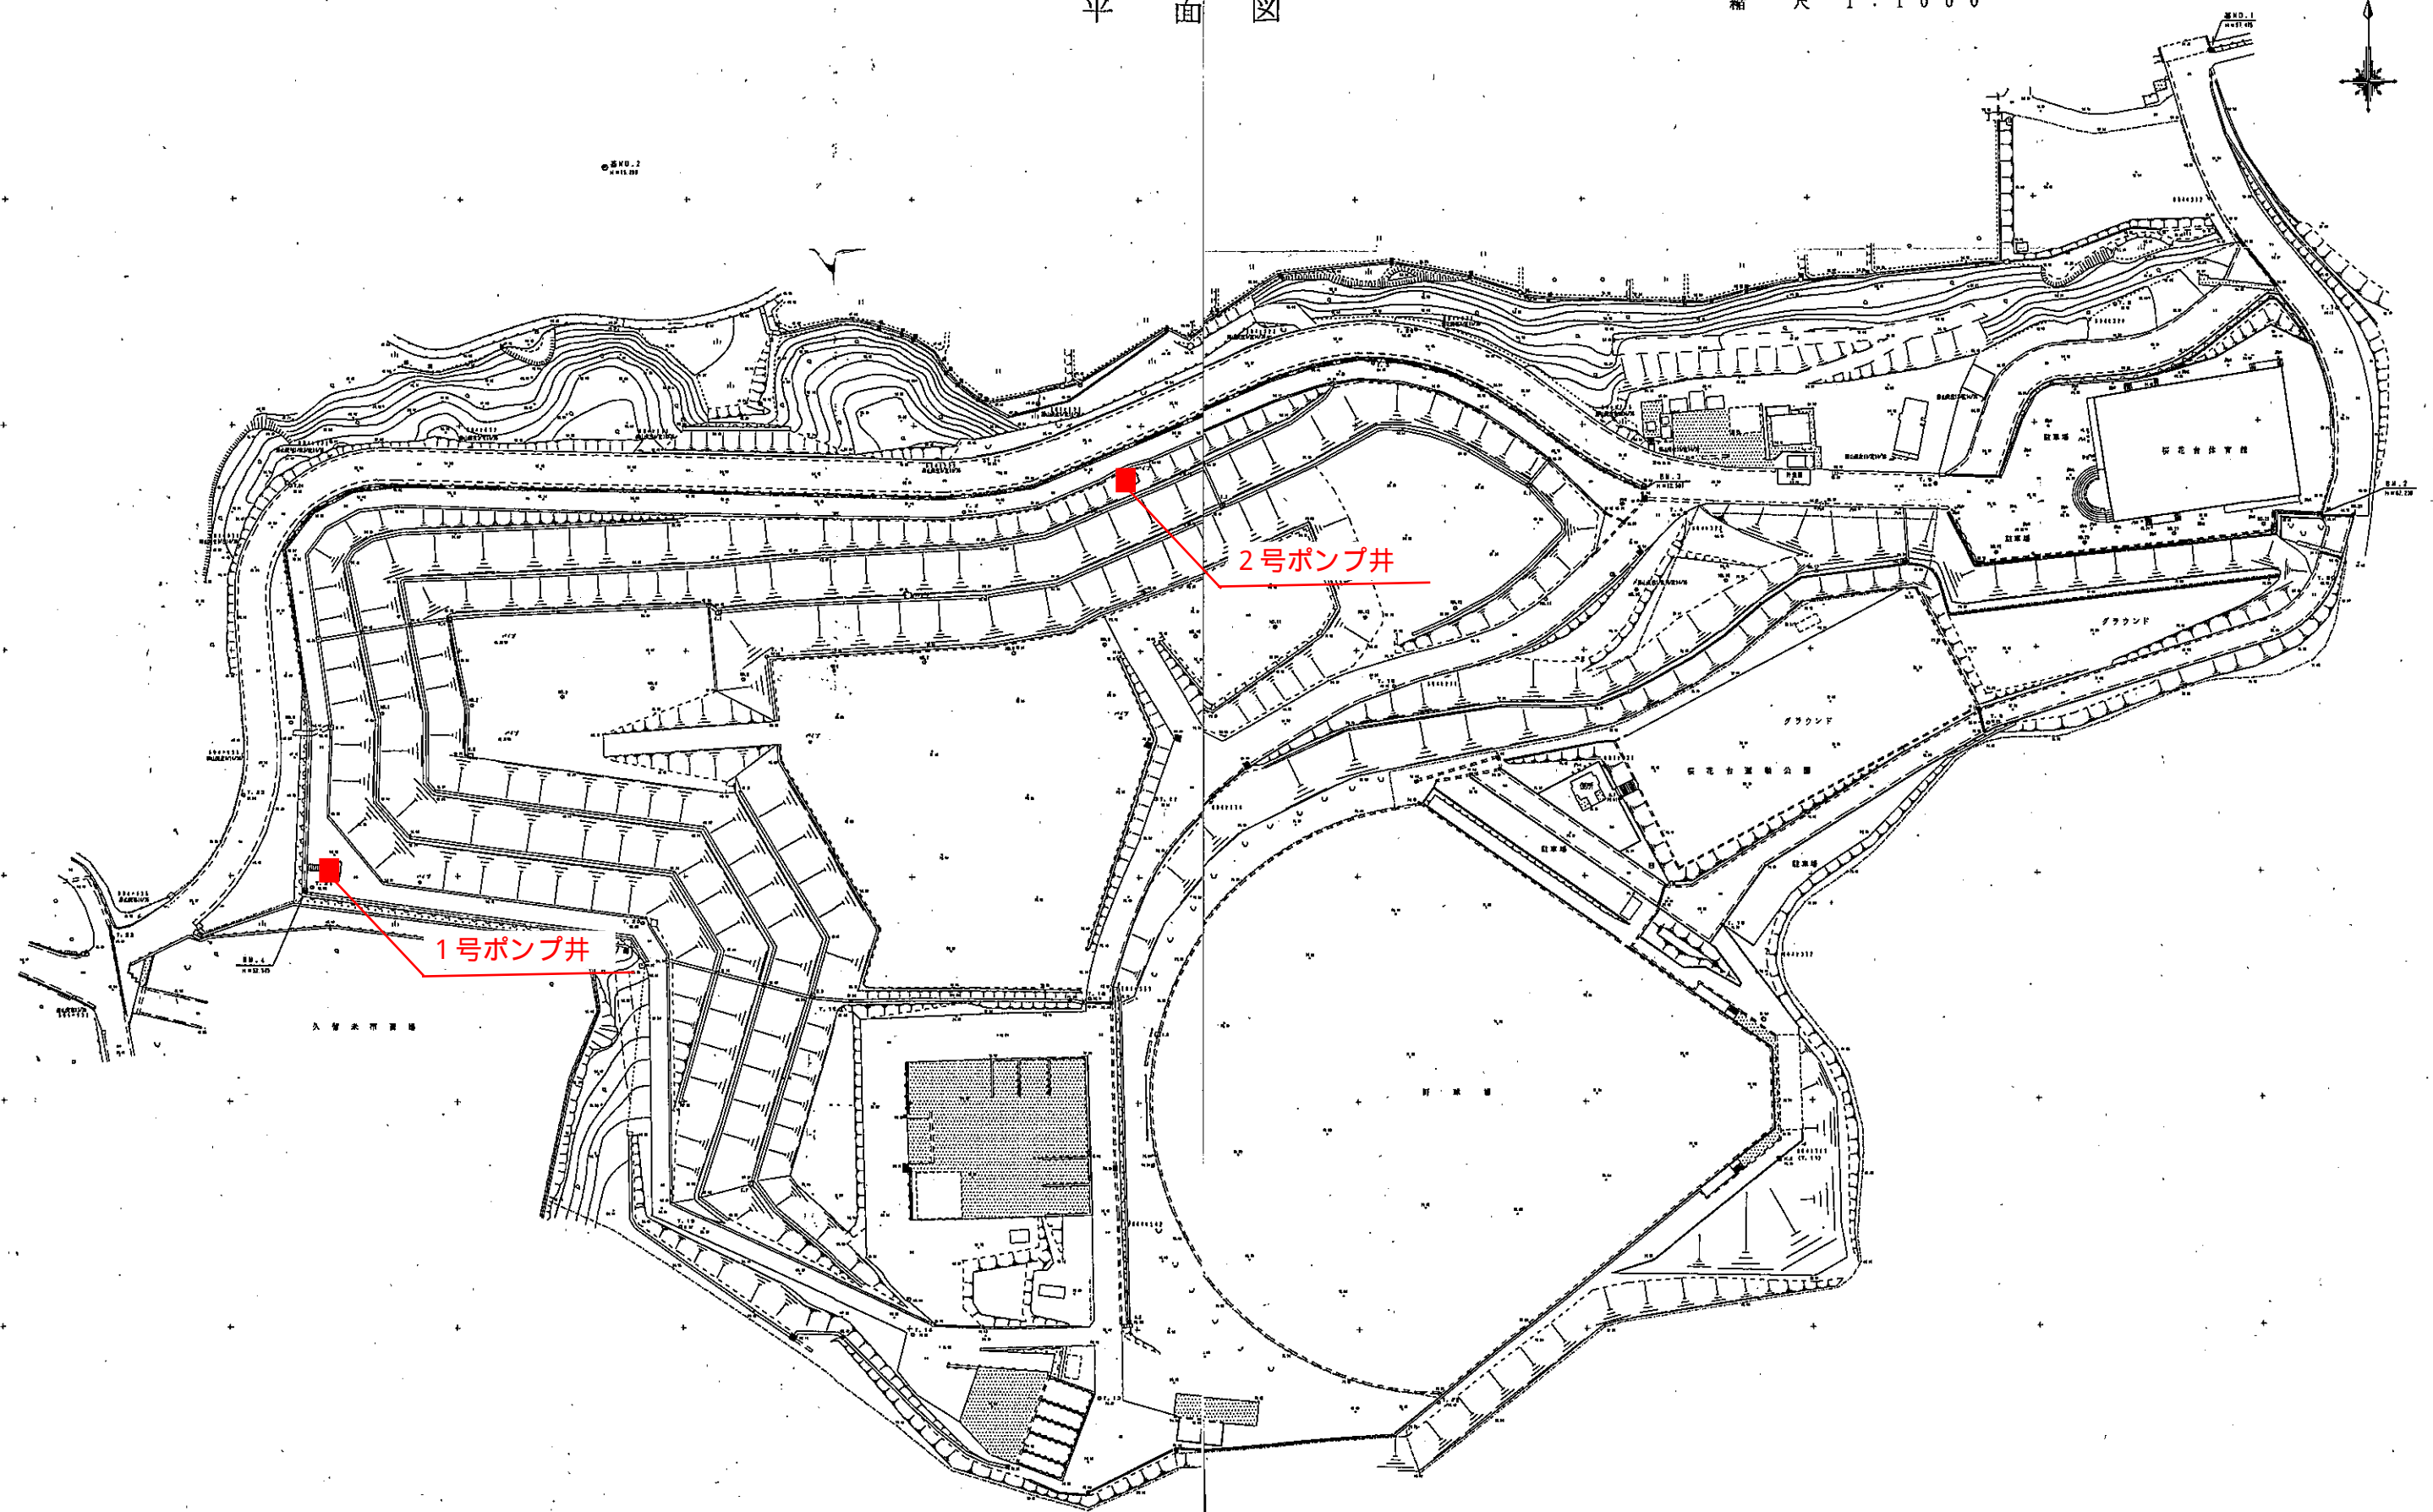

事業名	
工事名	
工事箇所	久留米市高良内町
図面名	平面図
縮尺	図面番号 表之内 号
久留米市環境部	